

図面変更指示書


令和5年3月22日

山梨大学(下河東)看護学科教育研究棟他LED照明更新工事

No	図面番号	変更前	変更後
1	E-01 ～ E-12		各階のEV横PSの器具の撤去と新設を追加
2	E-02		吹抜の照明器具の昇降装置と昇降装置制御盤の撤去を追加
3	E-03	実習講義室FRS15-322*26	実習講義室FRS15-322*24
4	E-09	実習講義室LRS3-4-48*26	実習講義室LRS3-4-48*24
5	E-13 E-14		玄関入口・ホール・小講義室・大講義室の照明器具の昇降装置と昇降装置盤の撤去を追加
6	E-18		ラウンジの器具台数を変更 ラウンジの昇降装置と昇降装置制御盤の撤去を追加
7	E-20	ラウンジ器具台数 LRS2-120*9	ラウンジ器具台数 LRS2-120*5
8	E-25		体育館の照明器具の昇降装置と昇降装置制御盤の撤去を追加
9	E-29		風除室の票を追加 玄関軒下の器具シンボル一部変更

No	図面番号	変更前	変更後
10	E-30	看護部長室 FRS4-403*4	看護部長室 FRS4-403*3
11	E-31	感染・安全・看護部 FSS4-402*12	感染・安全・看護部 FSS4-402*11
12	E-32		風除室の票を追加 玄関軒下の器具シンボル一部変更
13	E-33	看護部長室 LRS20-4-48*4	看護部長室 LRS20-4-48*3
14	E-34	感染・安全・看護部 LSS1-4-37*12	感染・安全・看護部 LSS1-4-37*11
15	数量表		変更箇所を赤字で示す
16			
17			
18			

本工事範囲の図示された既設照明器具を全て撤去する。
また、撤去後穴埋めが必要な箇所は穴埋め補修を行う事。

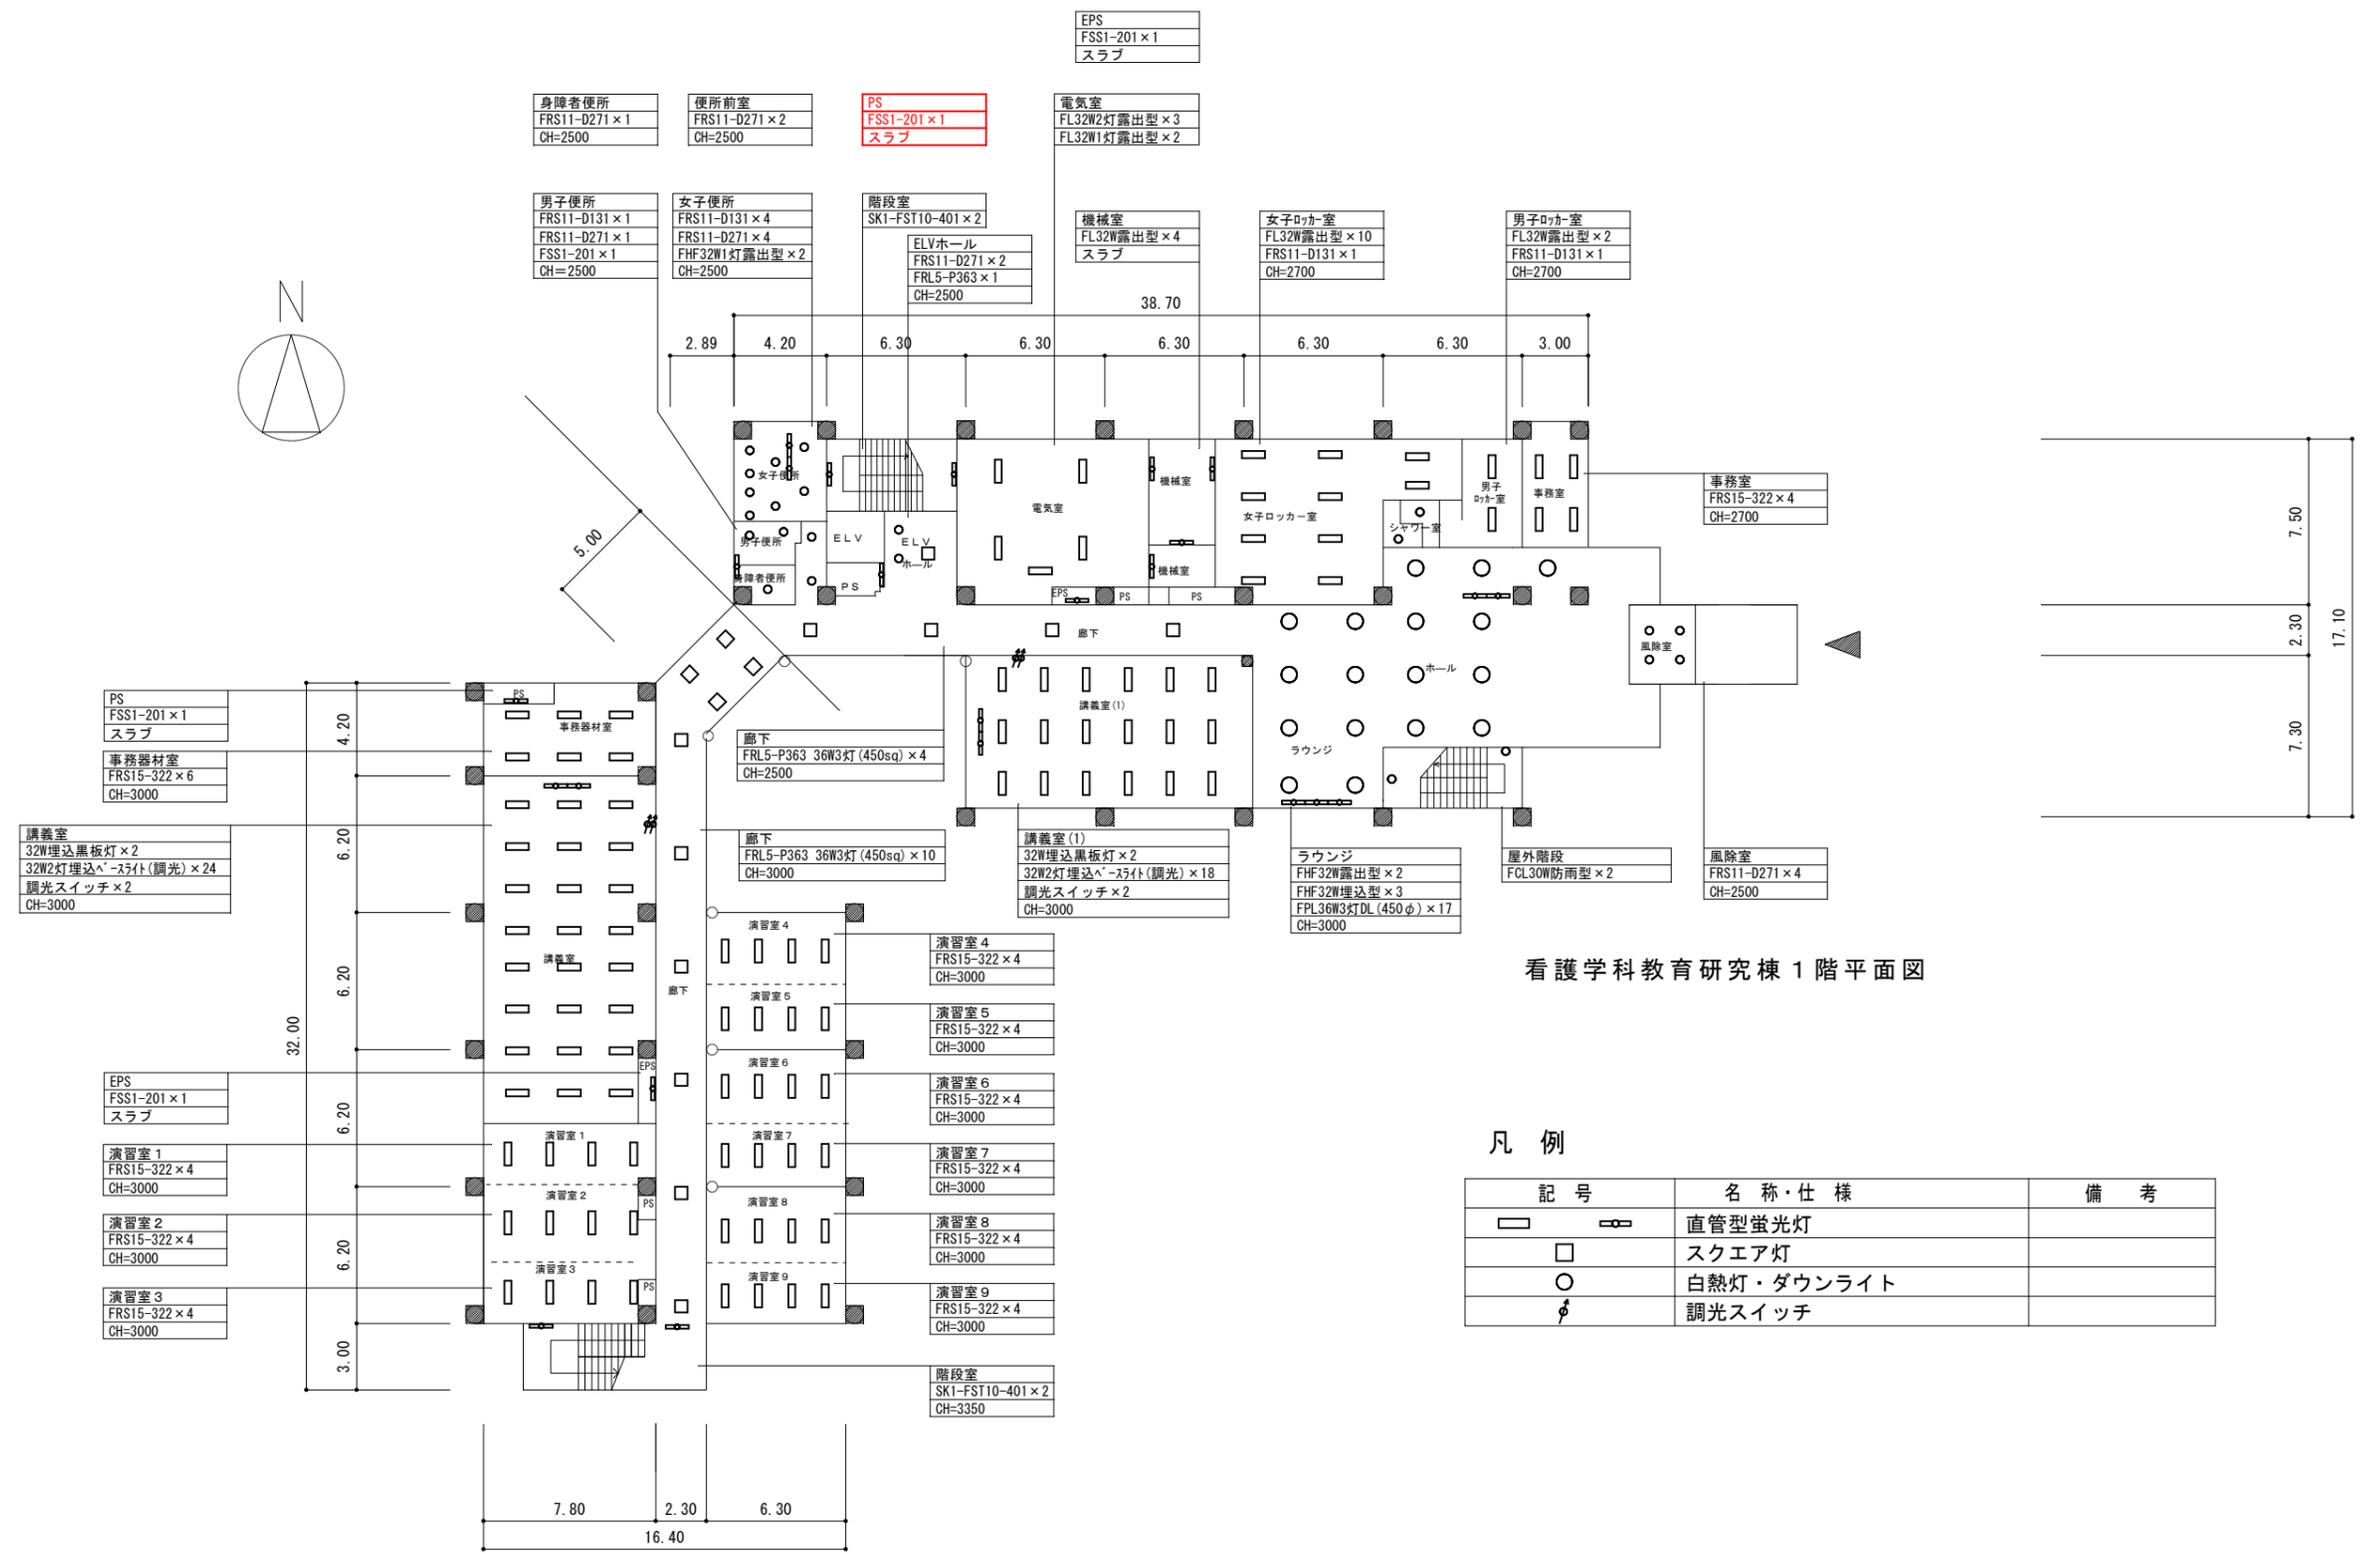


看護学科教育研究棟 1階平面図

凡例

記号	名称・仕様	備考
□	直管型蛍光灯	
□	スクエア灯	
○	白熱灯・ダウンライト	
⚡	調光スイッチ	

: 変更箇所

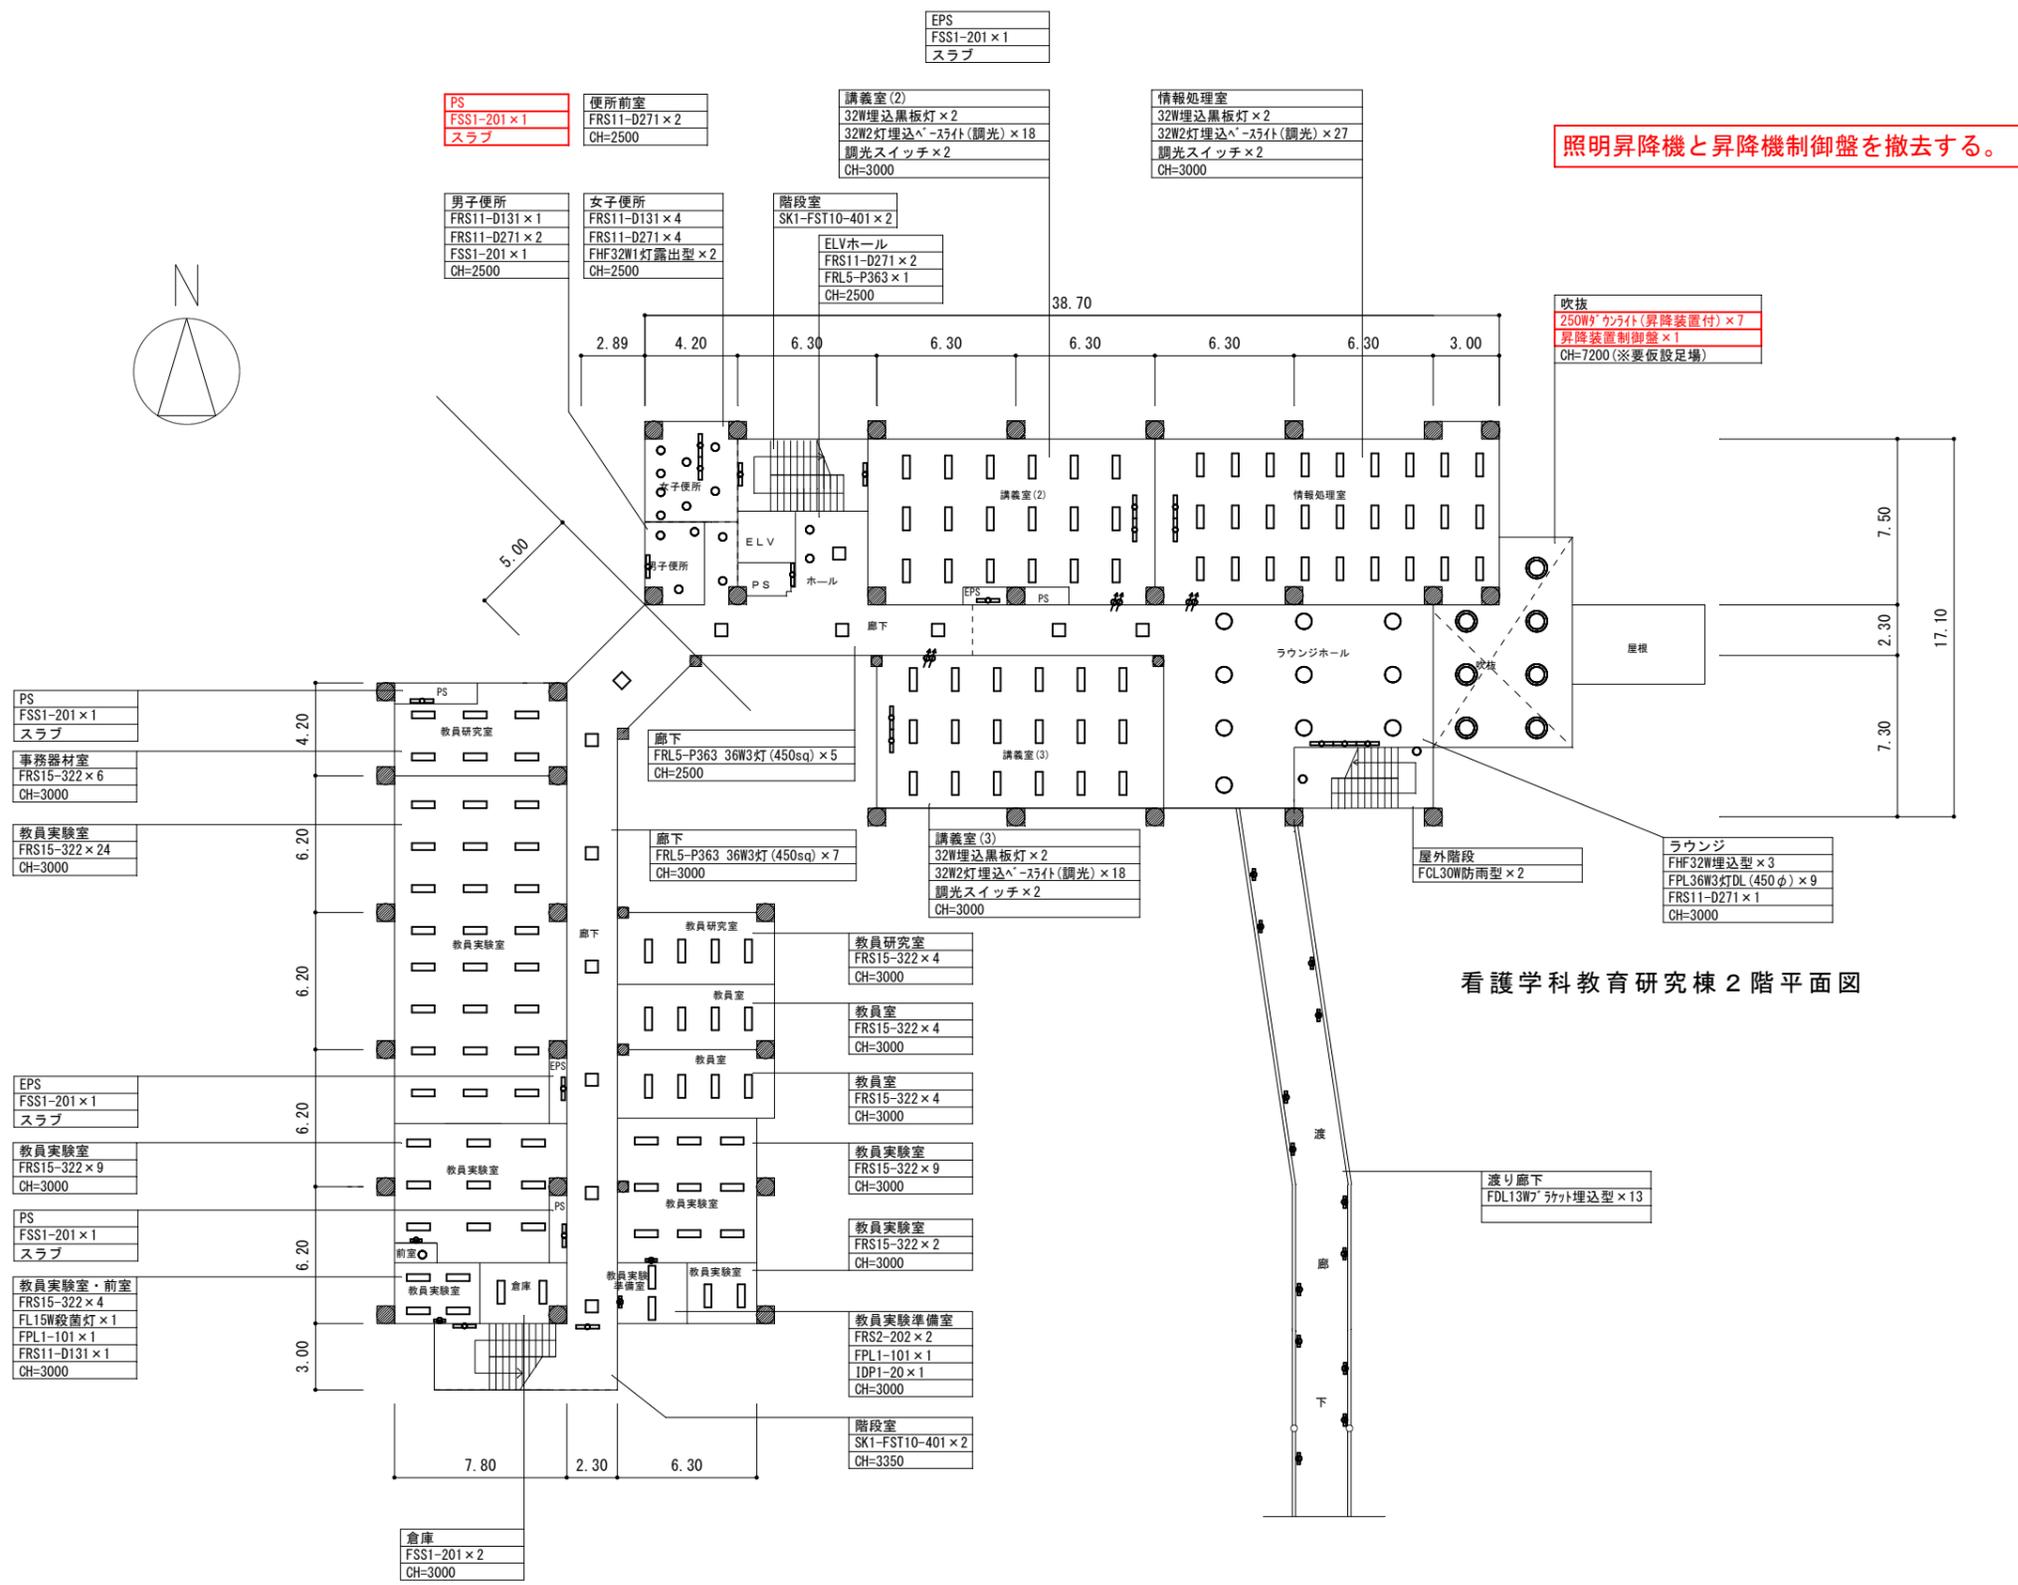


照明昇降機と昇降機制御盤を撤去する。

看護学科教育研究棟 2階平面図

: 変更箇所


山梨大学 施設・環境部	担当	approved	工事名 山梨大学(下河東)看護学科教育研究棟他LED照明更新工事	trade
		checked	title 看護学科教育研究棟 2階平面図【改修前】	drawing no. E-02
		dram	date 2023.3	scale A1: 1/160 A3: 1/320

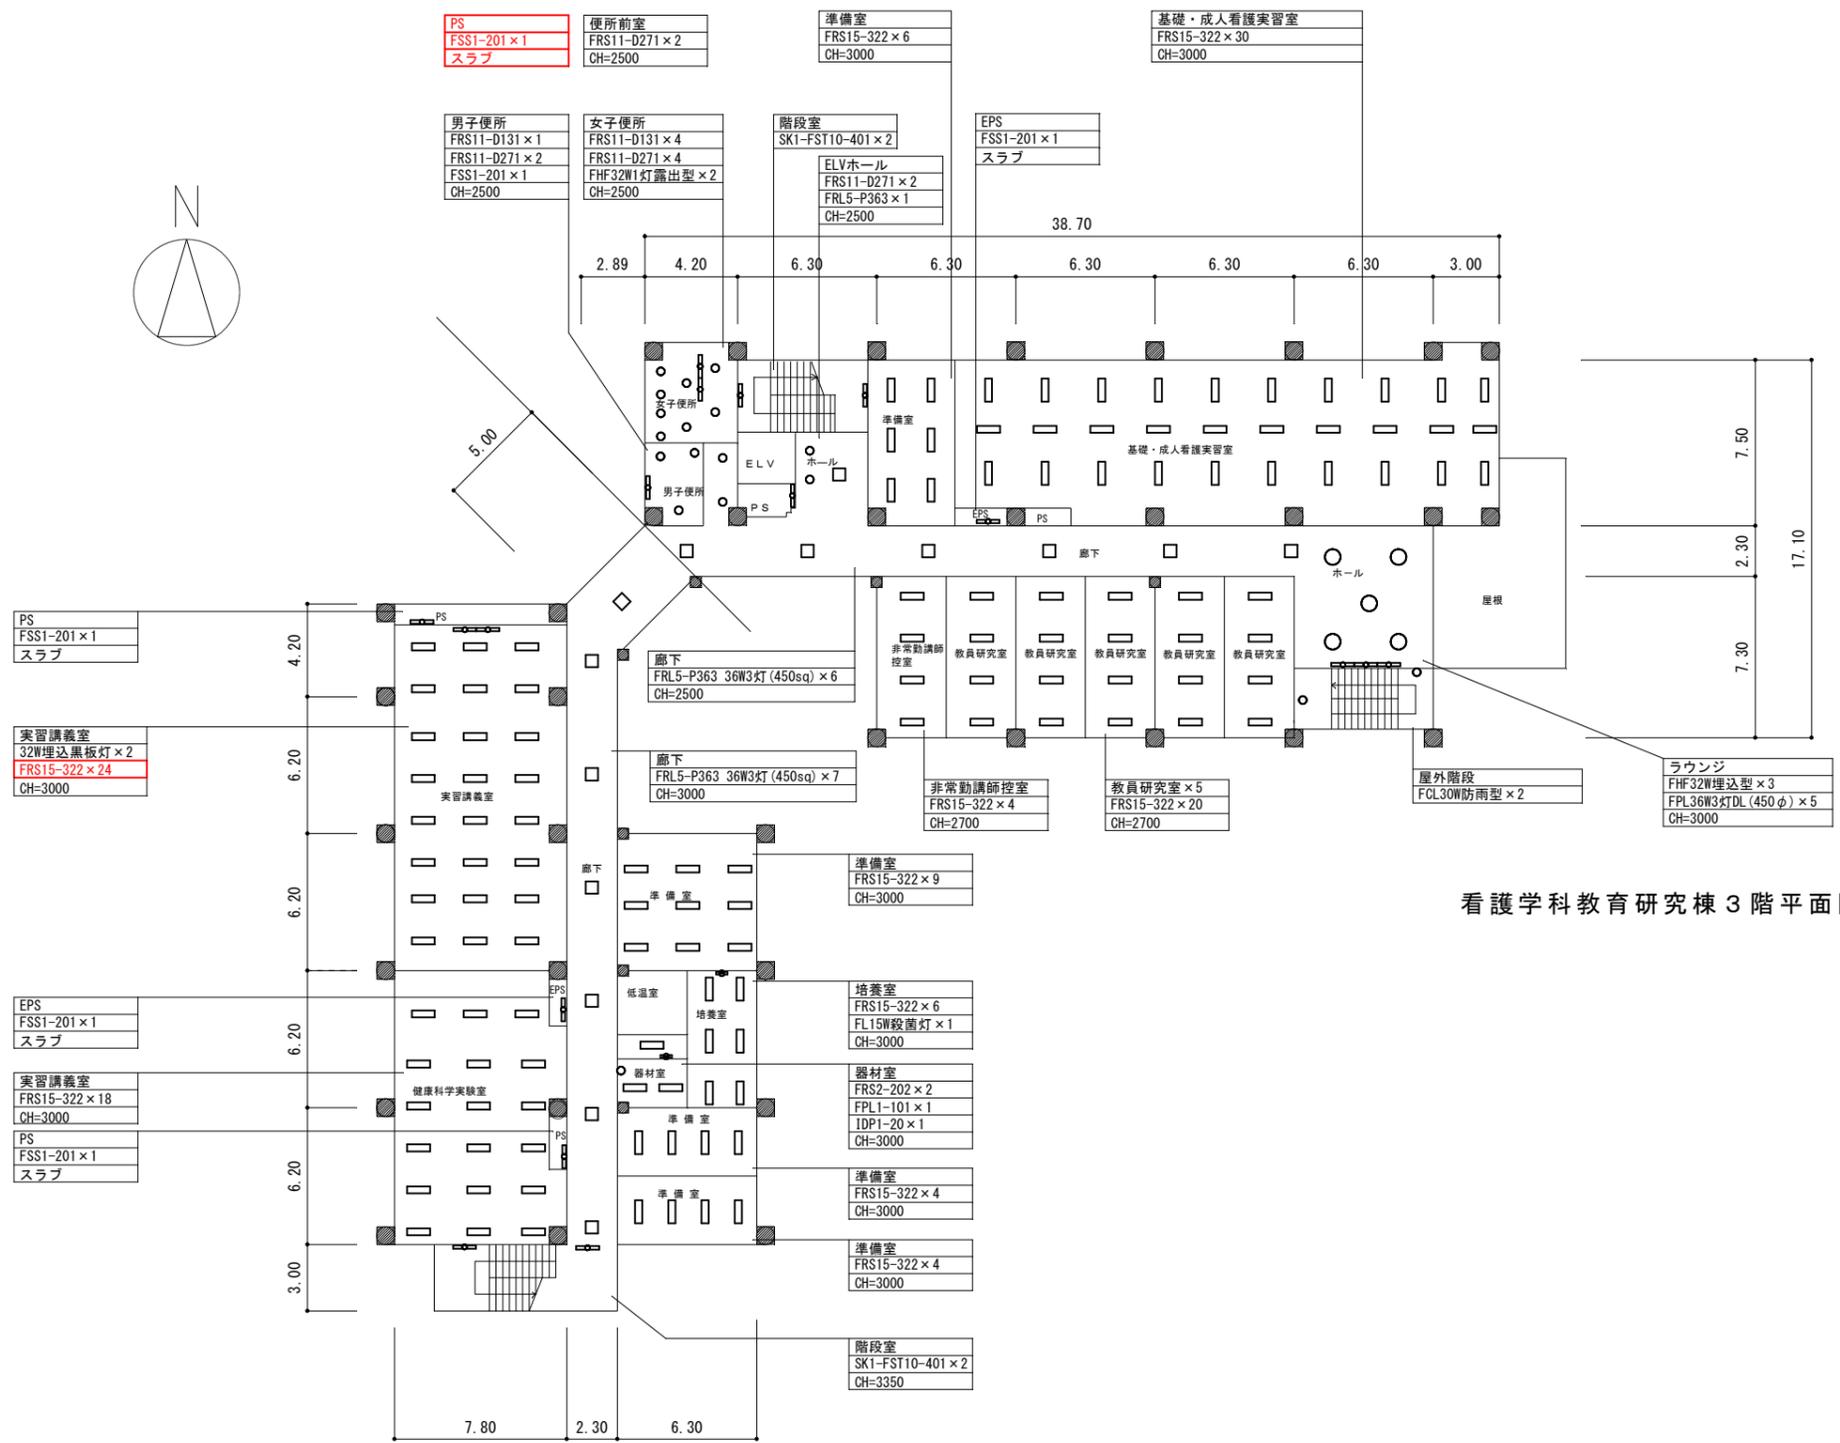

看護学科教育研究棟 3階平面図

: 変更箇所


山梨大学 施設・環境部	担当	approved	工事名	山梨大学(下河東)看護学科教育研究棟他LED照明更新工事	trade
		checked	title	看護学科教育研究棟 3階平面図【改修前】	drawing no.
		dram	date	2023.3	scale
			serial no.	E - 03	

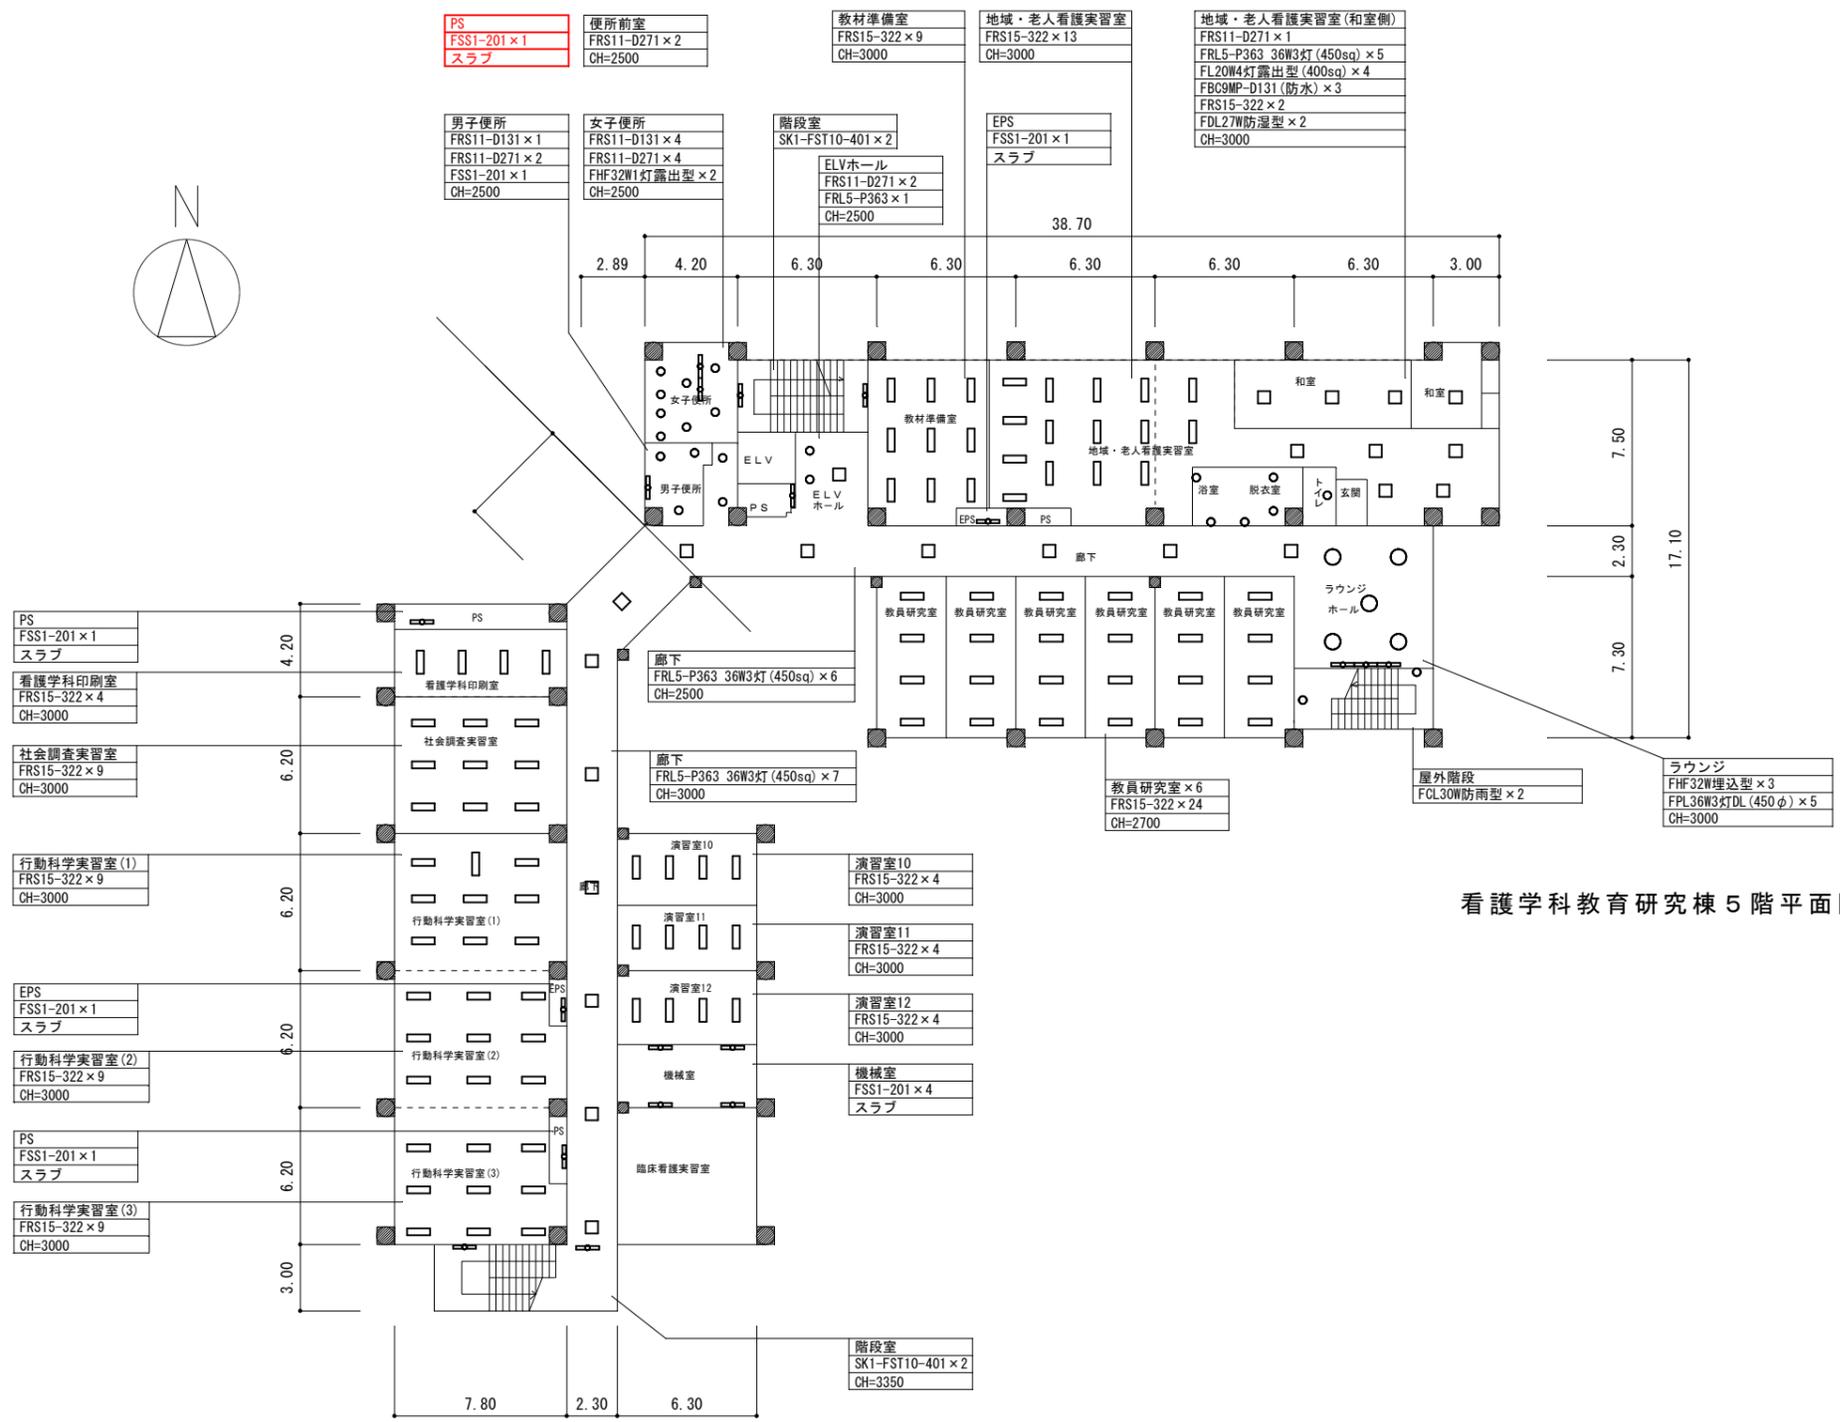


看護学科教育研究棟 5階平面図

: 変更箇所

山梨大学 施設・環境部	担当	approved	工事名 山梨大学(下河東)看護学科教育研究棟他LED照明更新工事	trade
		checked	title 看護学科教育研究棟 5階平面図【改修前】	drawing no. E-05
		dram	date 2023.3	scale A1: 1/160 A3: 1/320

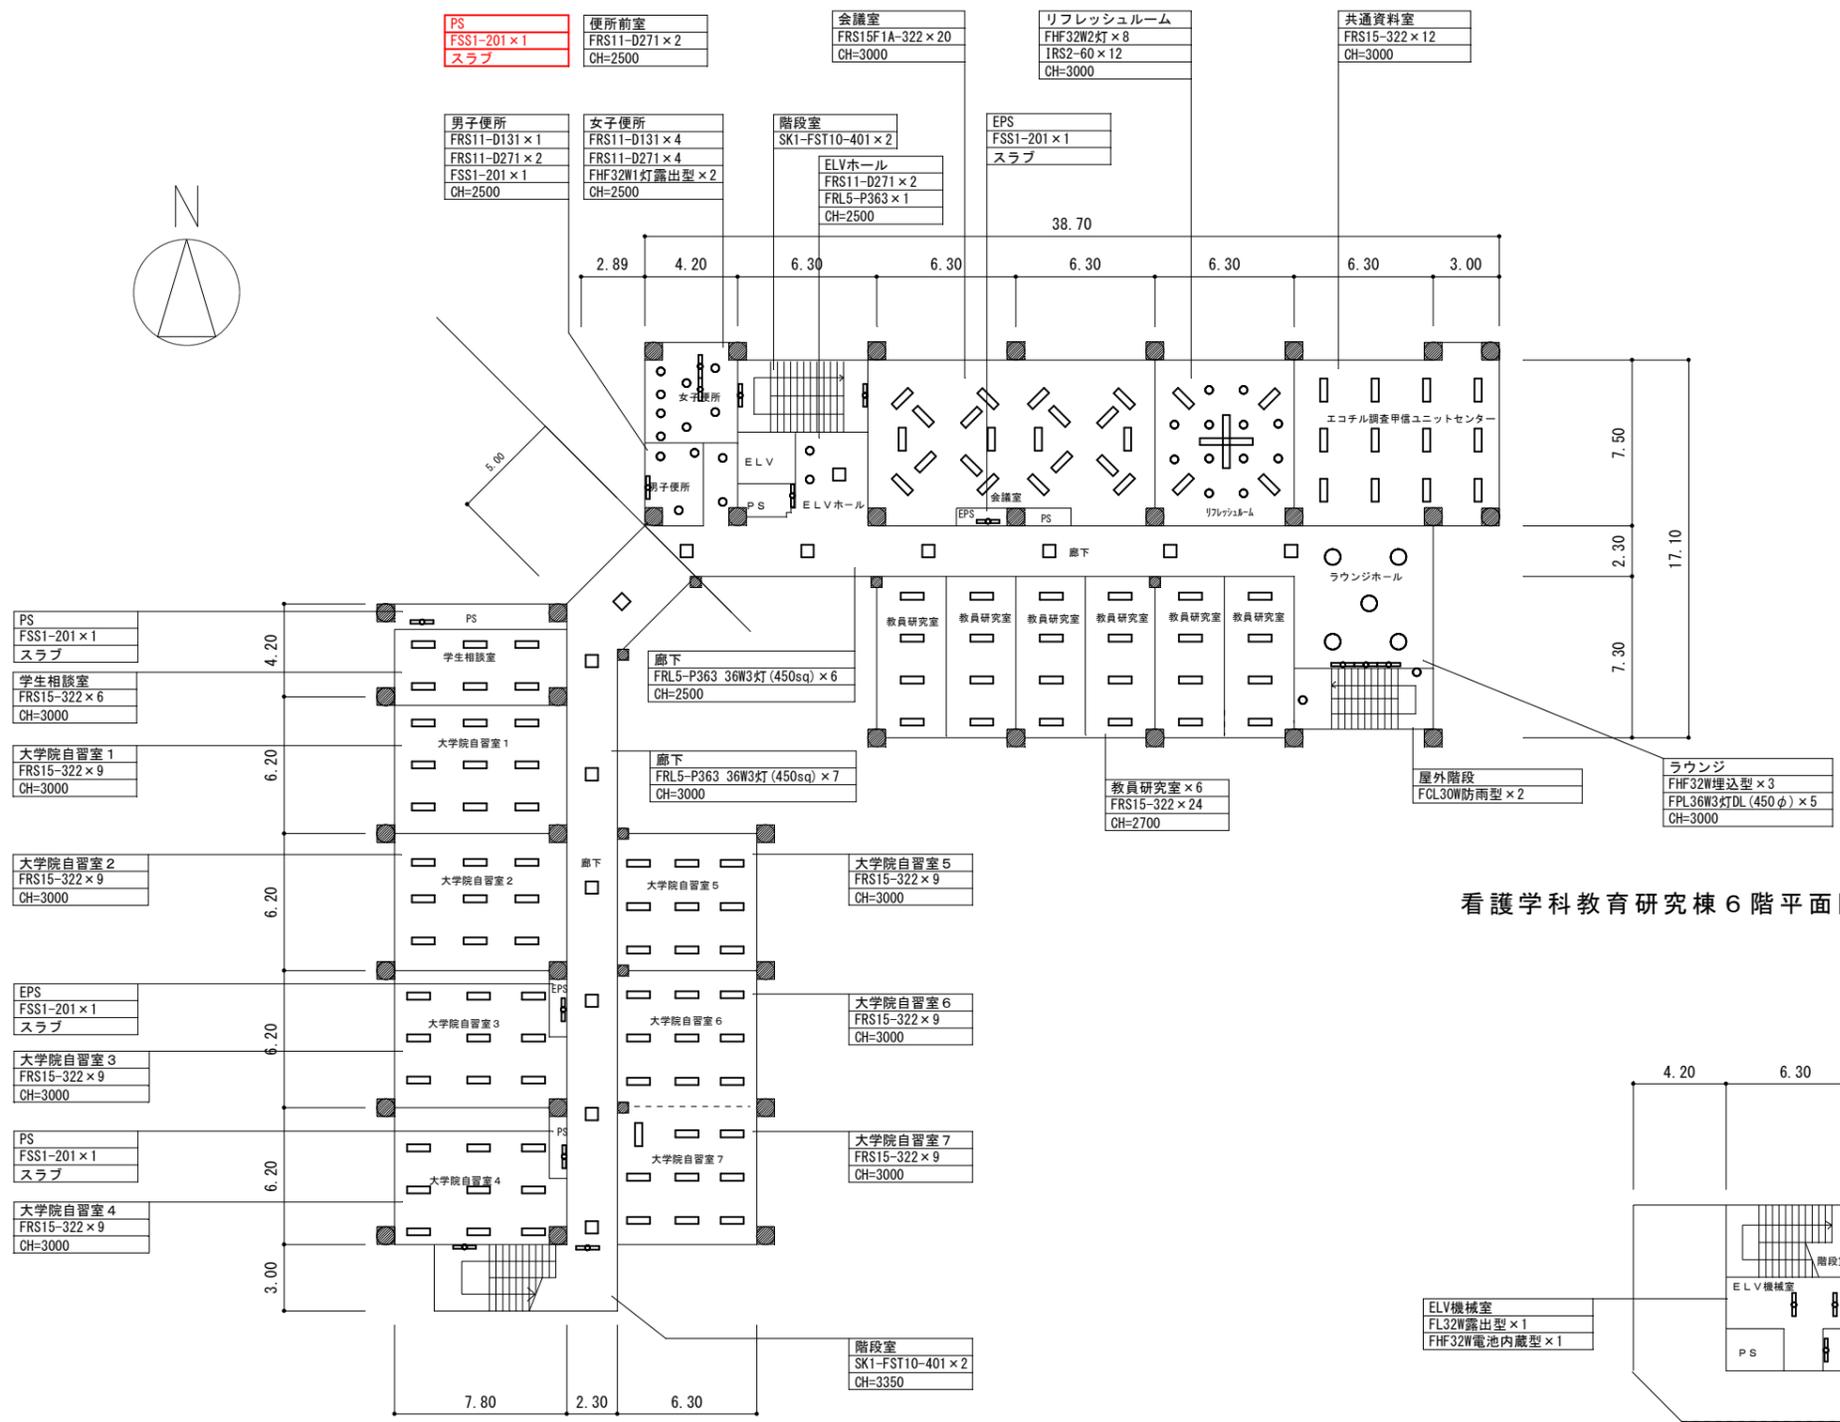

看護学科教育研究棟 6階平面図

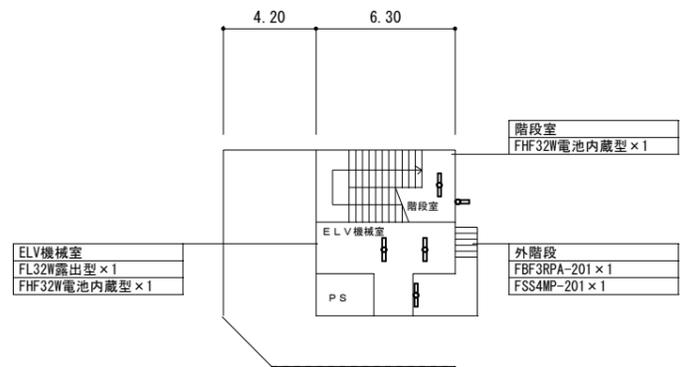


看護学科教育研究棟屋階平面図

: 変更箇所

山梨大学 施設・環境部	担当	approved	工事名	山梨大学(下河東)看護学科教育研究棟他LED照明更新工事	trade
		checked	title	看護学科教育研究棟 6階平面図【改修前】	drawing no.
		dram	date	2023. 3	scale
					serial no.
					E - 06

本工事範囲の図示された照明器具を新設する。
また、穴埋めが必要な箇所は穴埋め補修を行う事。

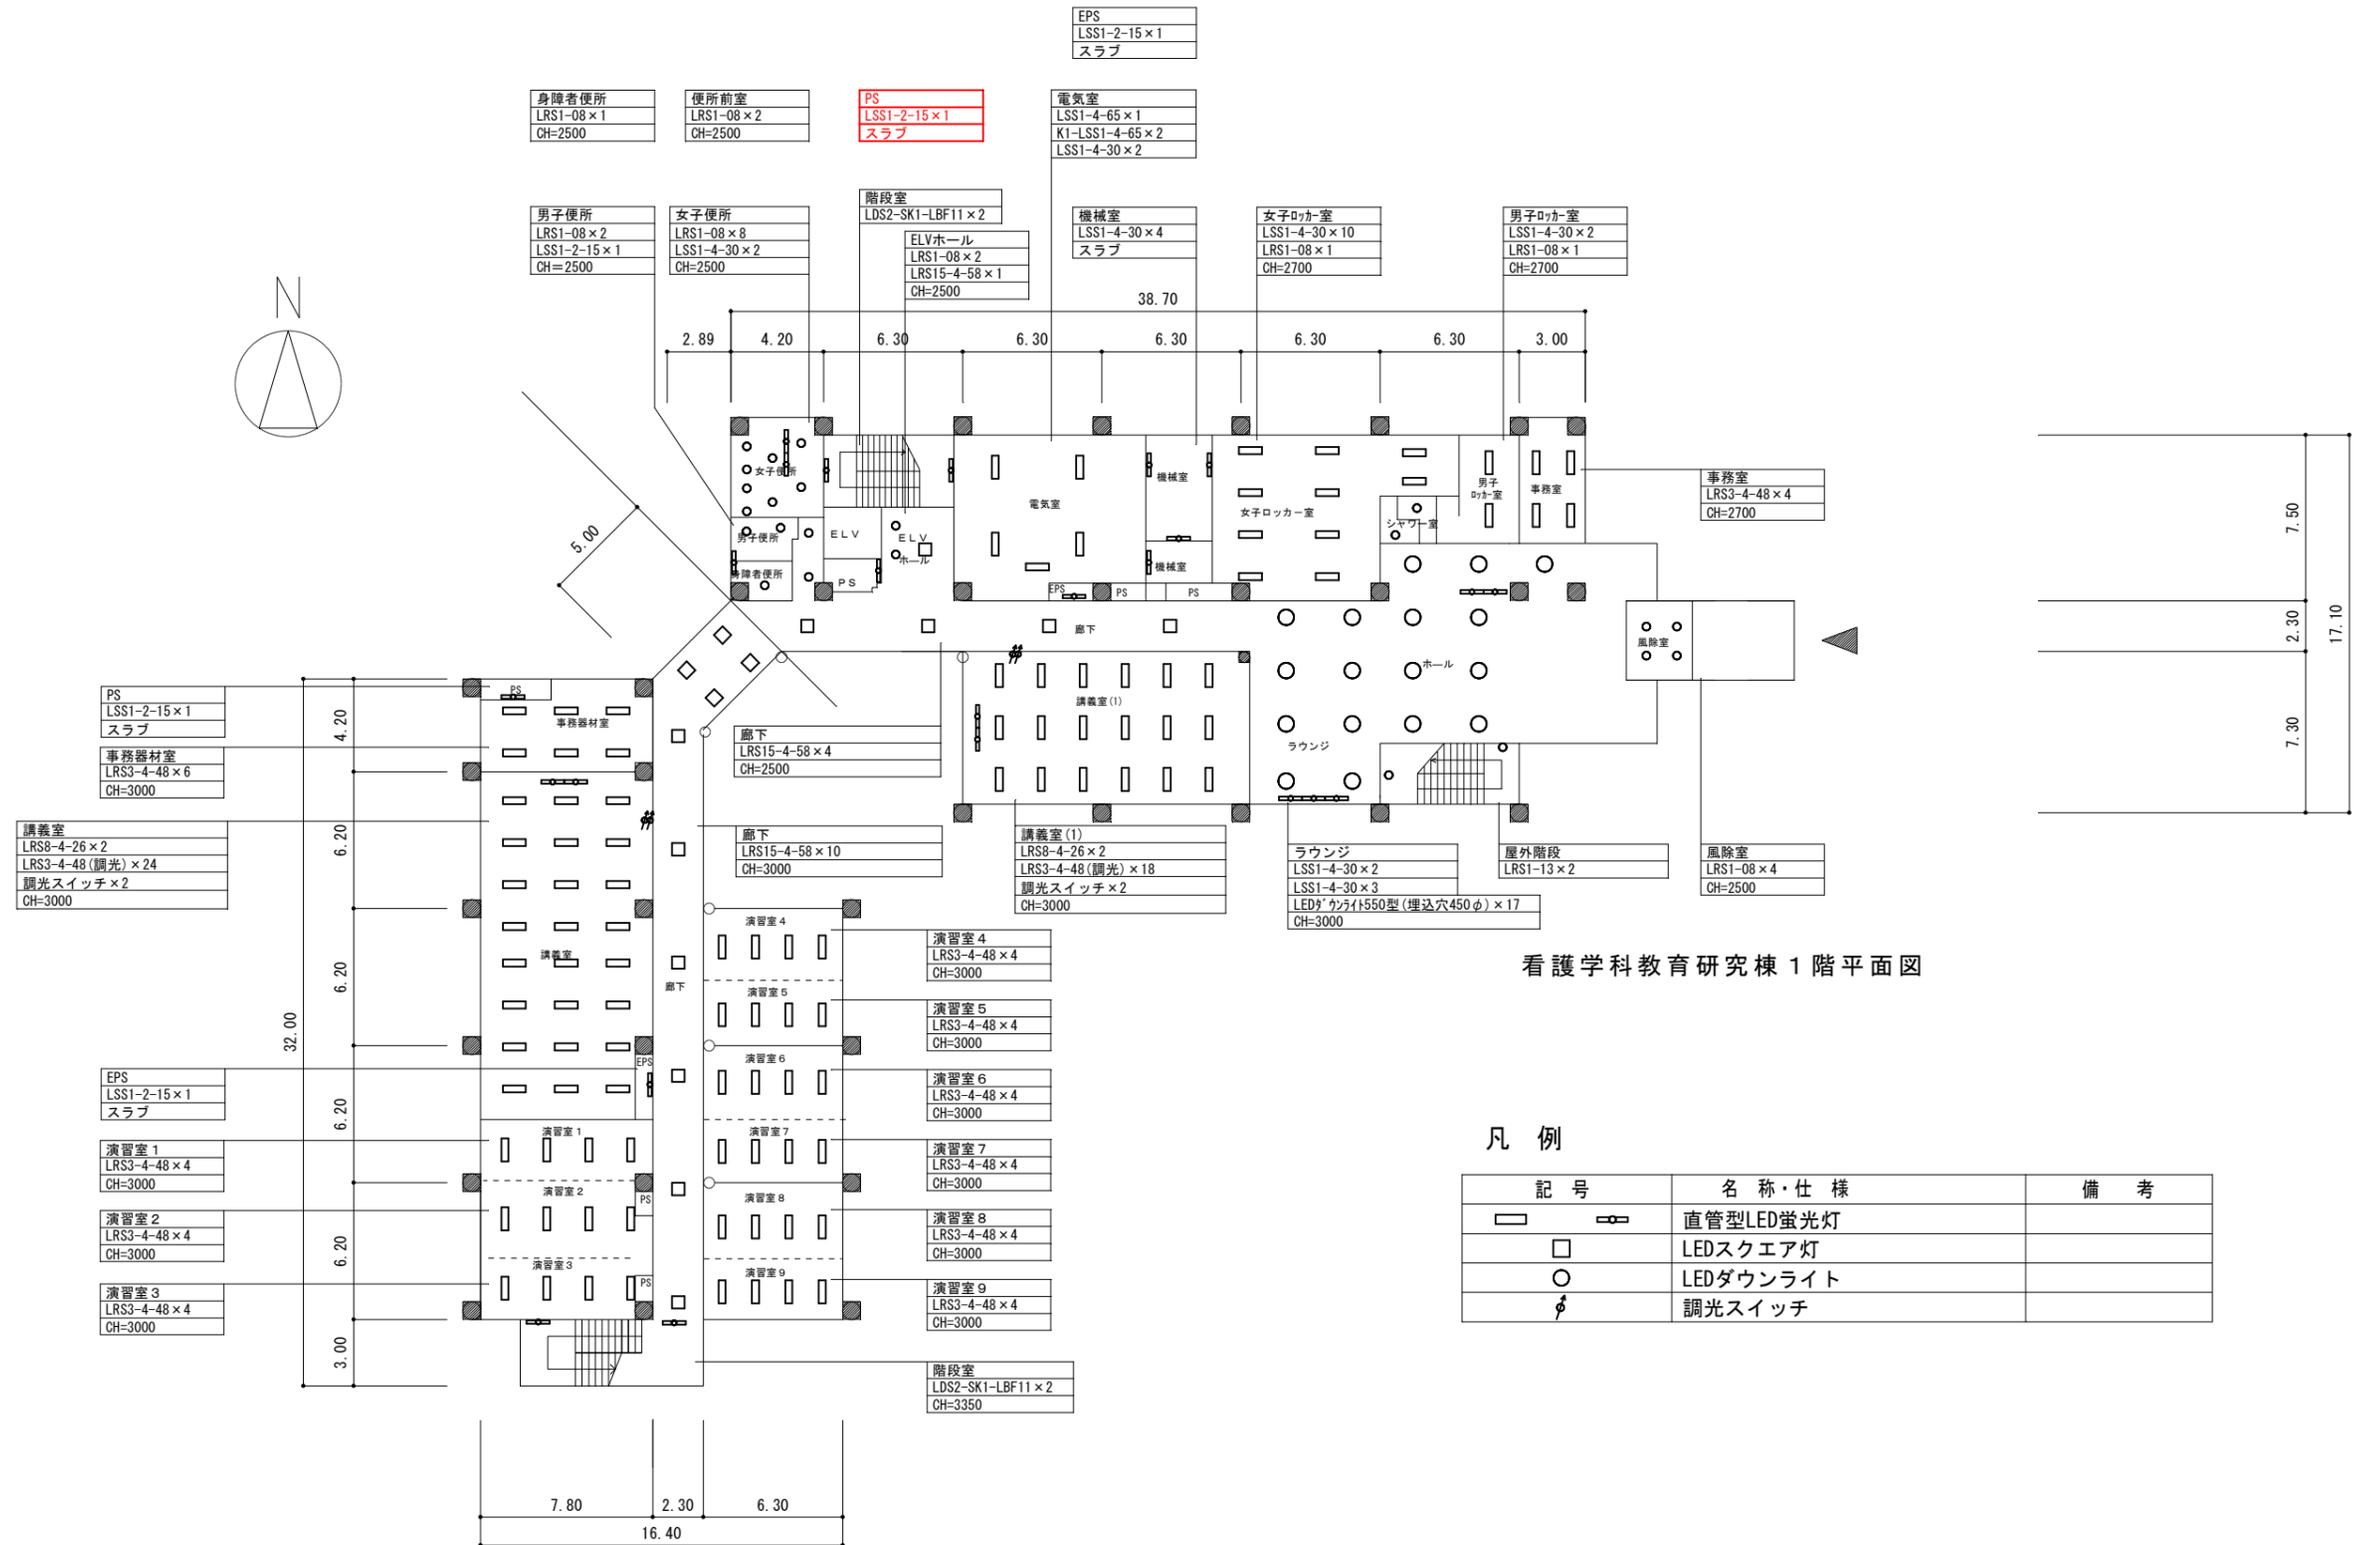


看護学科教育研究棟 1階平面図

凡例

記号	名称・仕様	備考
☐	直管型LED蛍光灯	
◻	LEDスクエア灯	
○	LEDダウンライト	
⚡	調光スイッチ	


: 変更箇所

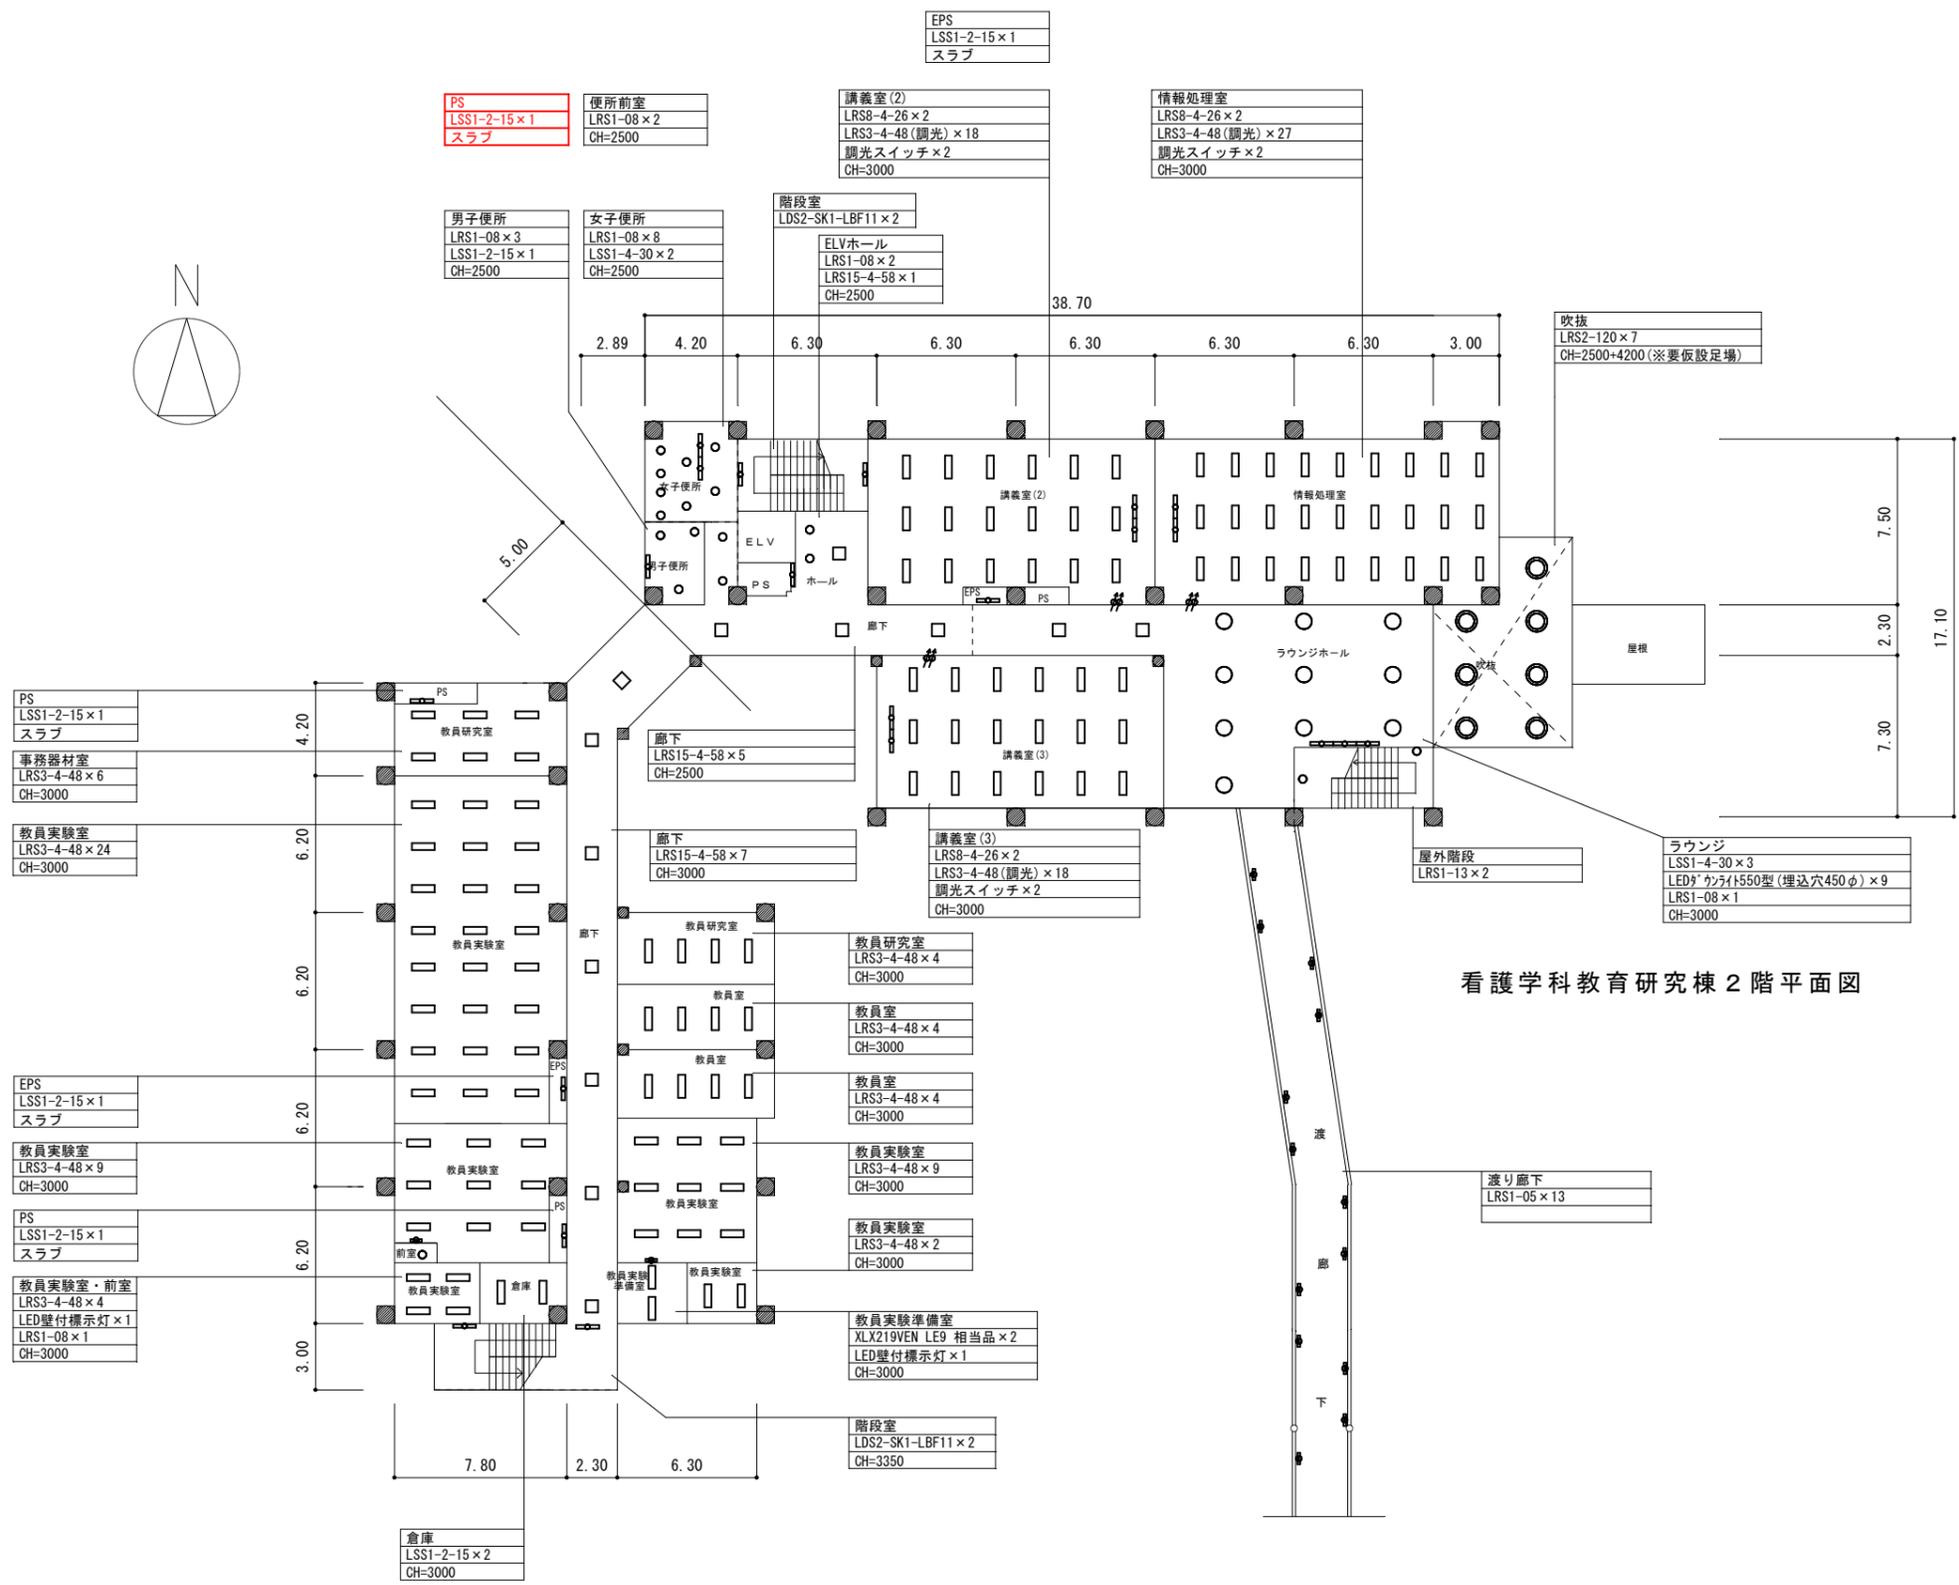

看護学科教育研究棟 2階平面図

: 変更箇所


山梨大学 施設・環境部	担当	approved	工事名	山梨大学(下河東)看護学科教育研究棟LED照明更新工事	trade
		checked	title	看護学科教育研究棟 2階平面図【改修後】	drawing no.
		dram	date	2023.3	scale
			serial no.	E - 08	

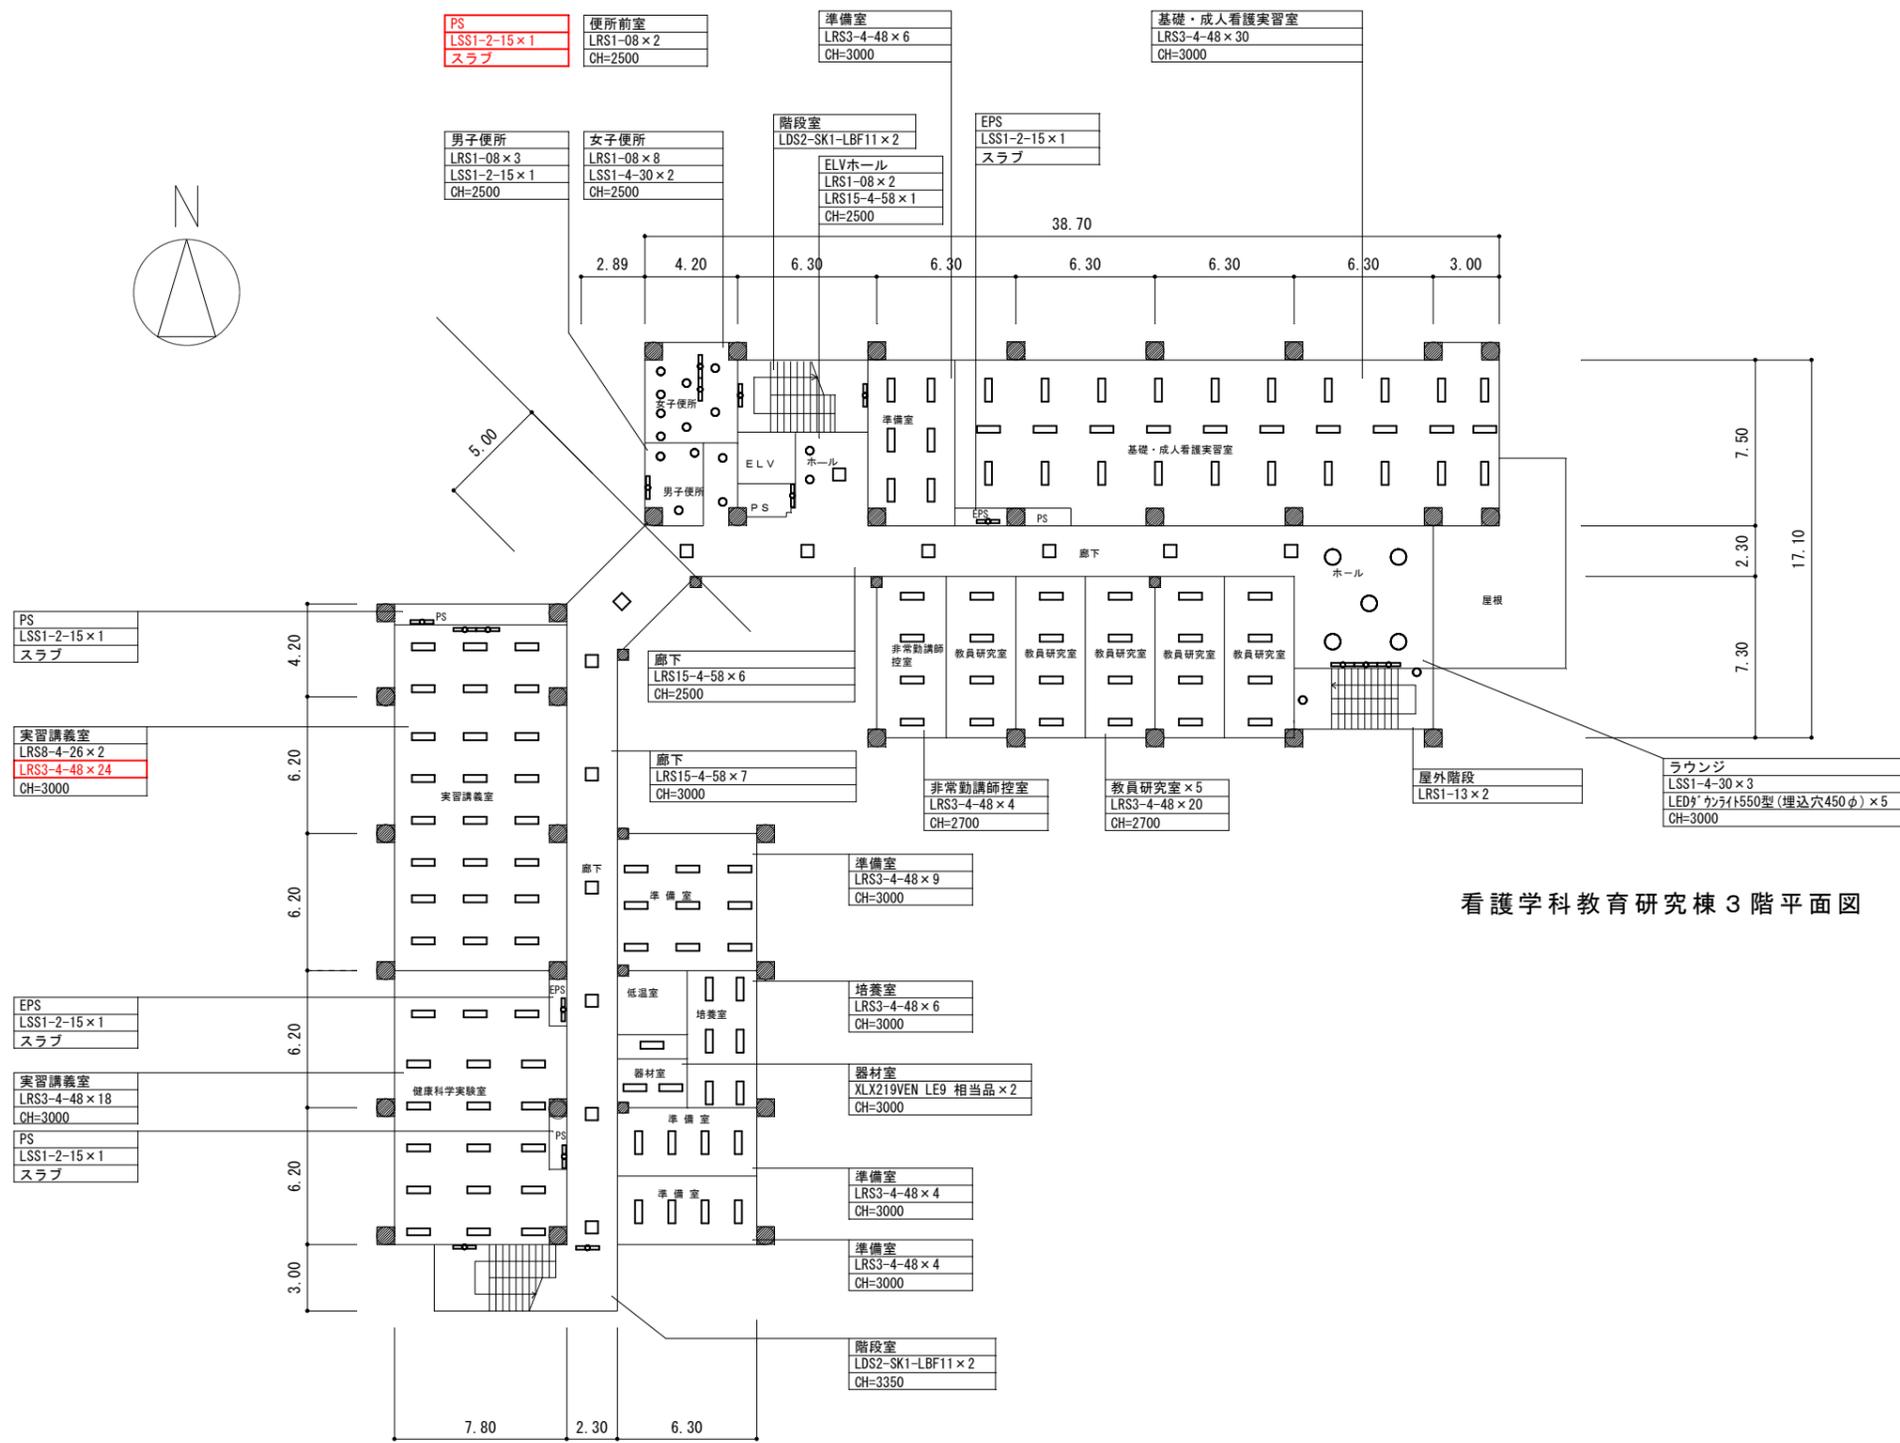

看護学科教育研究棟 3階平面図

: 変更箇所


山梨大学 施設・環境部	担当	approved	工事名 山梨大学(下河東)看護学科教育研究棟他LED照明更新工事	trade
		checked	title 看護学科教育研究棟 3階平面図【改修後】	drawing no. E-09
		dram	date 2023.3	scale A1: 1/160 A3: 1/320

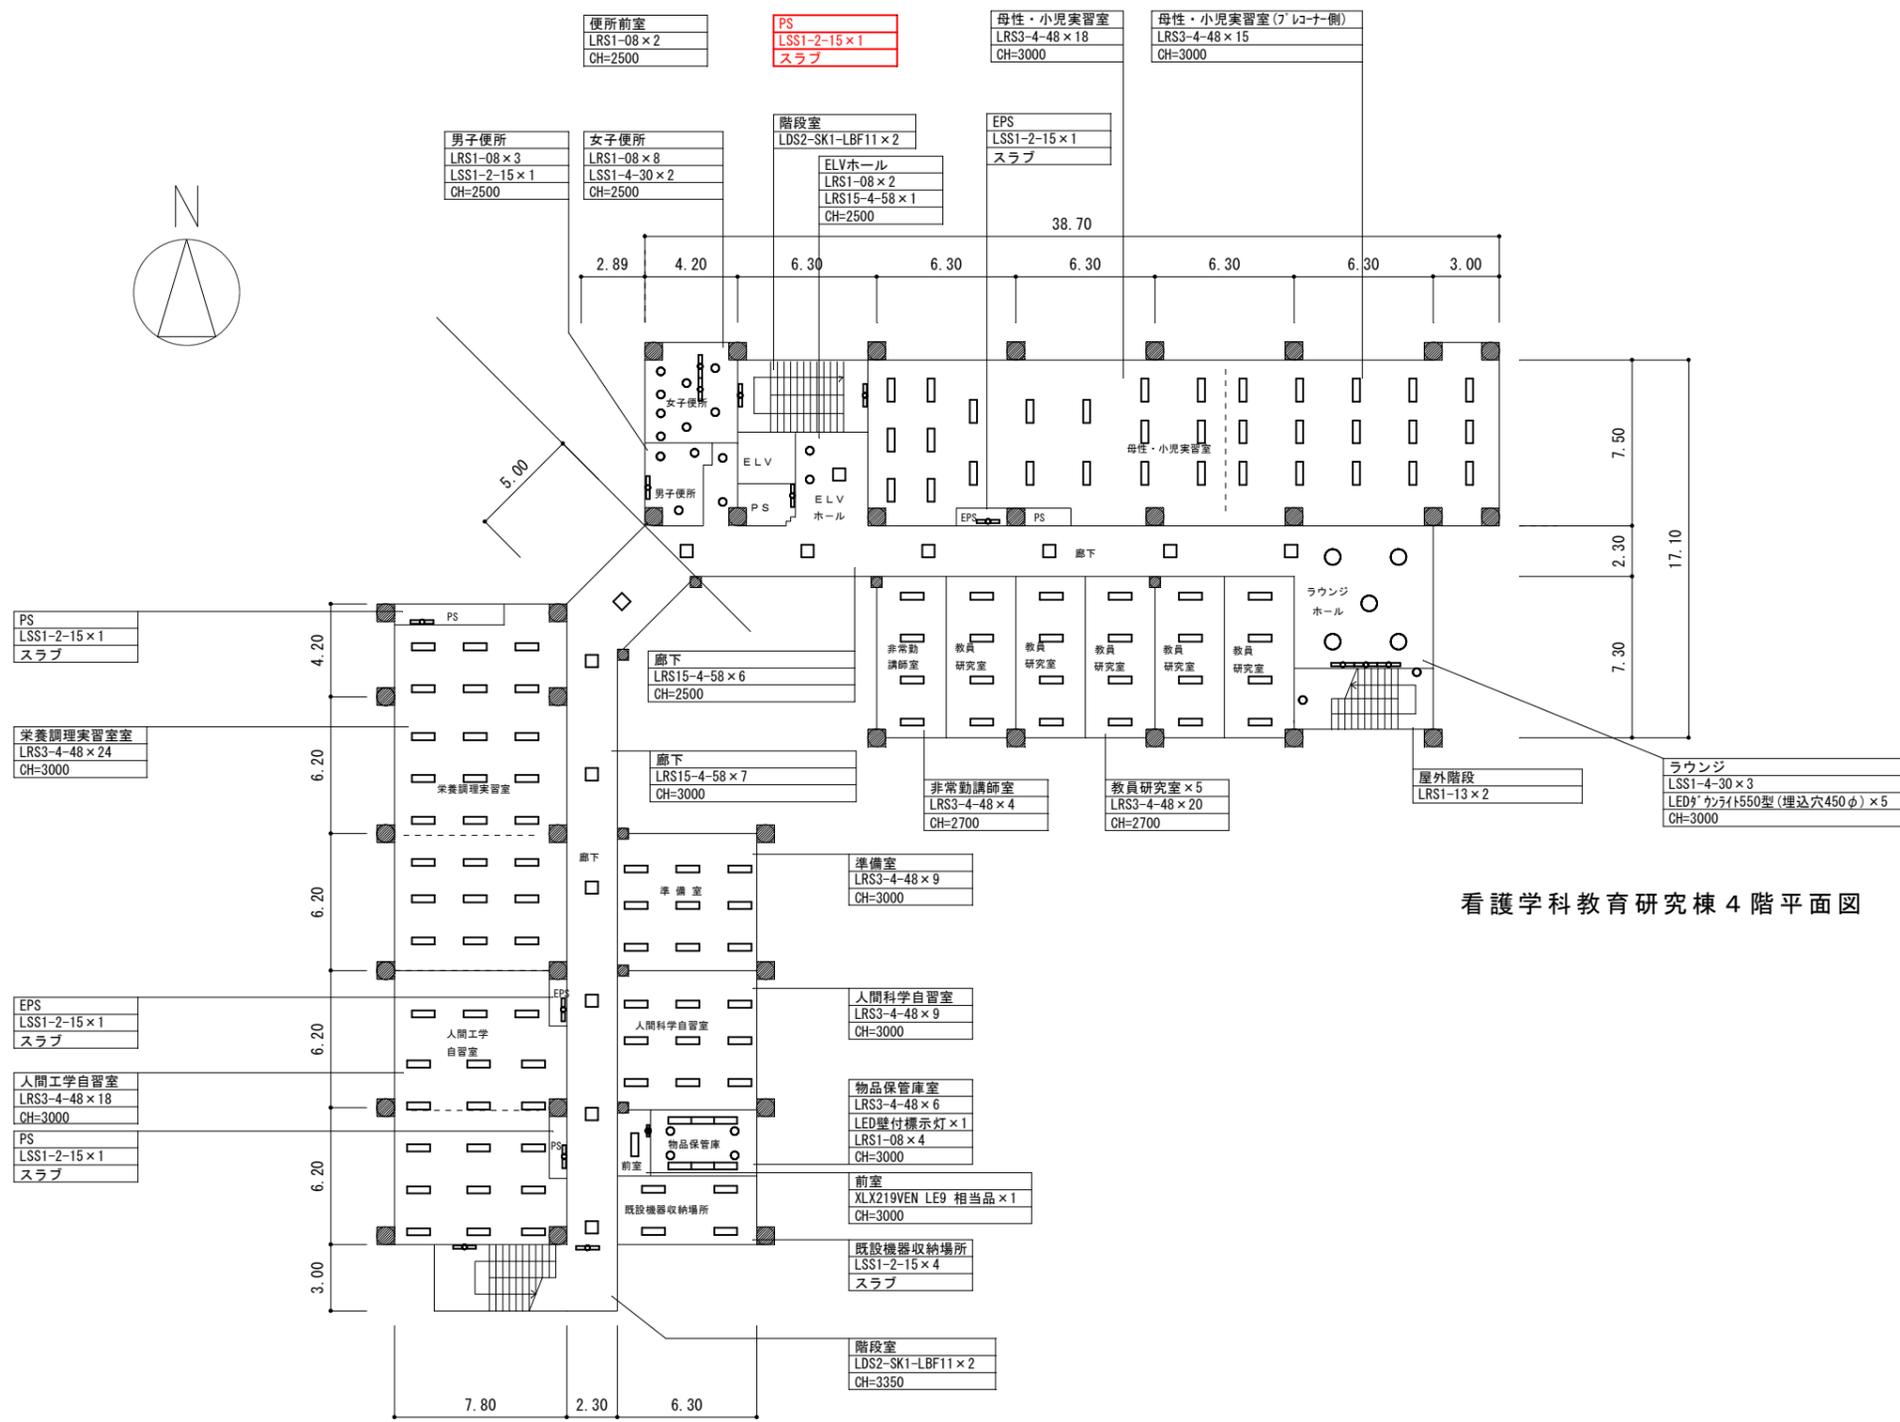

看護学科教育研究棟 4階平面図

: 変更箇所


山梨大学 施設・環境部	担当	approved	工事名 山梨大学(下河東)看護学科教育研究棟他LED照明更新工事	trade
		checked	title 看護学科教育研究棟 4階平面図【改修後】	drawing no. E - 10
		dram	date 2023.3	scale A1 : 1/160 A3 : 1/320

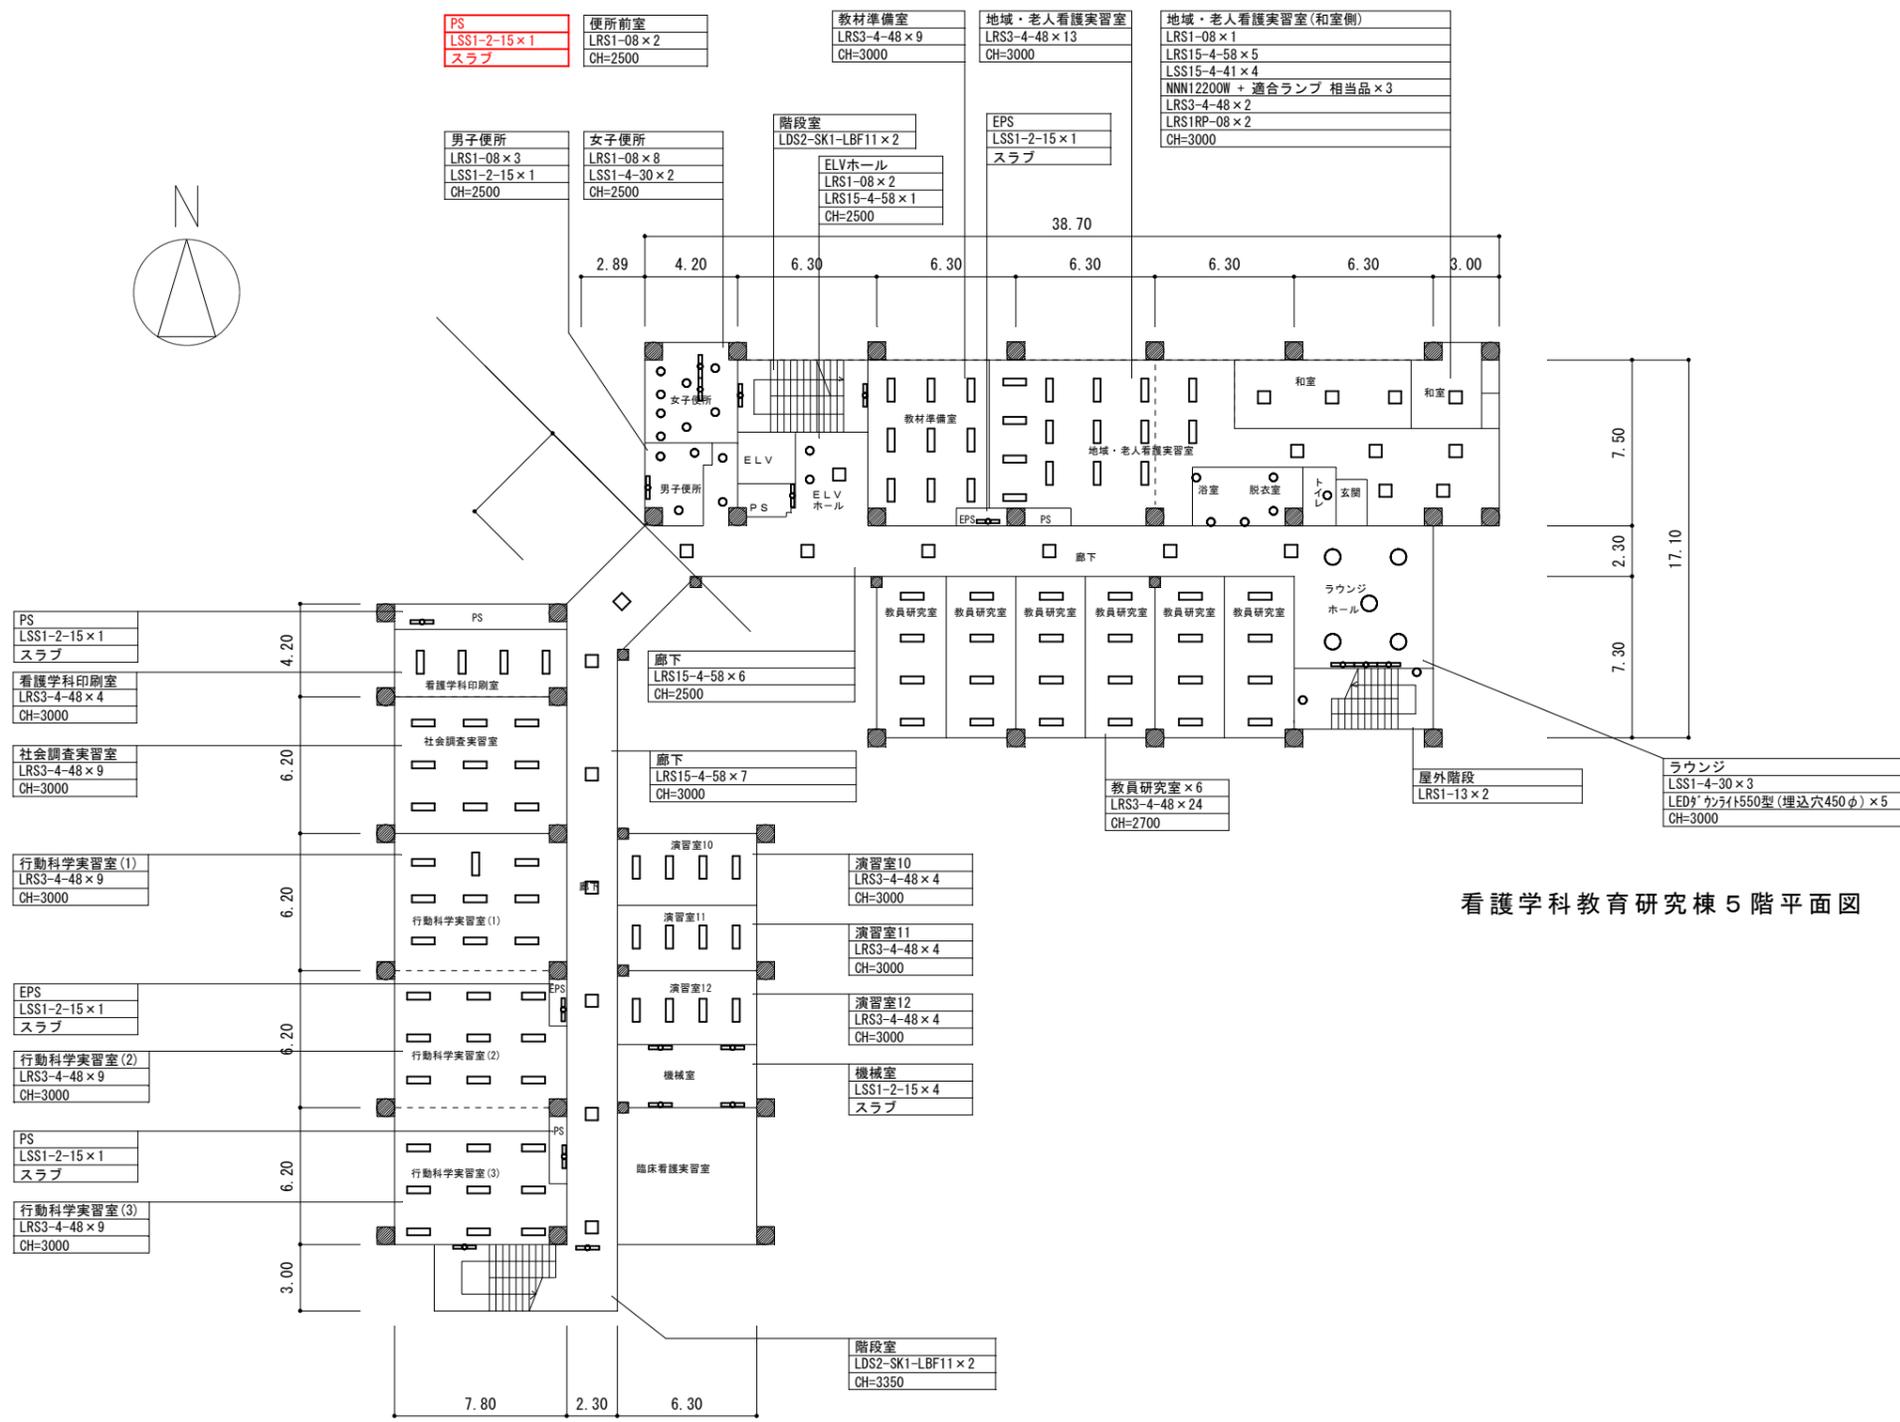


看護学科教育研究棟 5階平面図

: 変更箇所

山梨大学 施設・環境部	担当	approved	工事名 山梨大学(下河東)看護学科教育研究棟他LED照明更新工事	trade
		checked	title 看護学科教育研究棟 5階平面図【改修後】	drawing no. E-11
		dram	date 2023.3	scale A1: 1/160 A3: 1/320

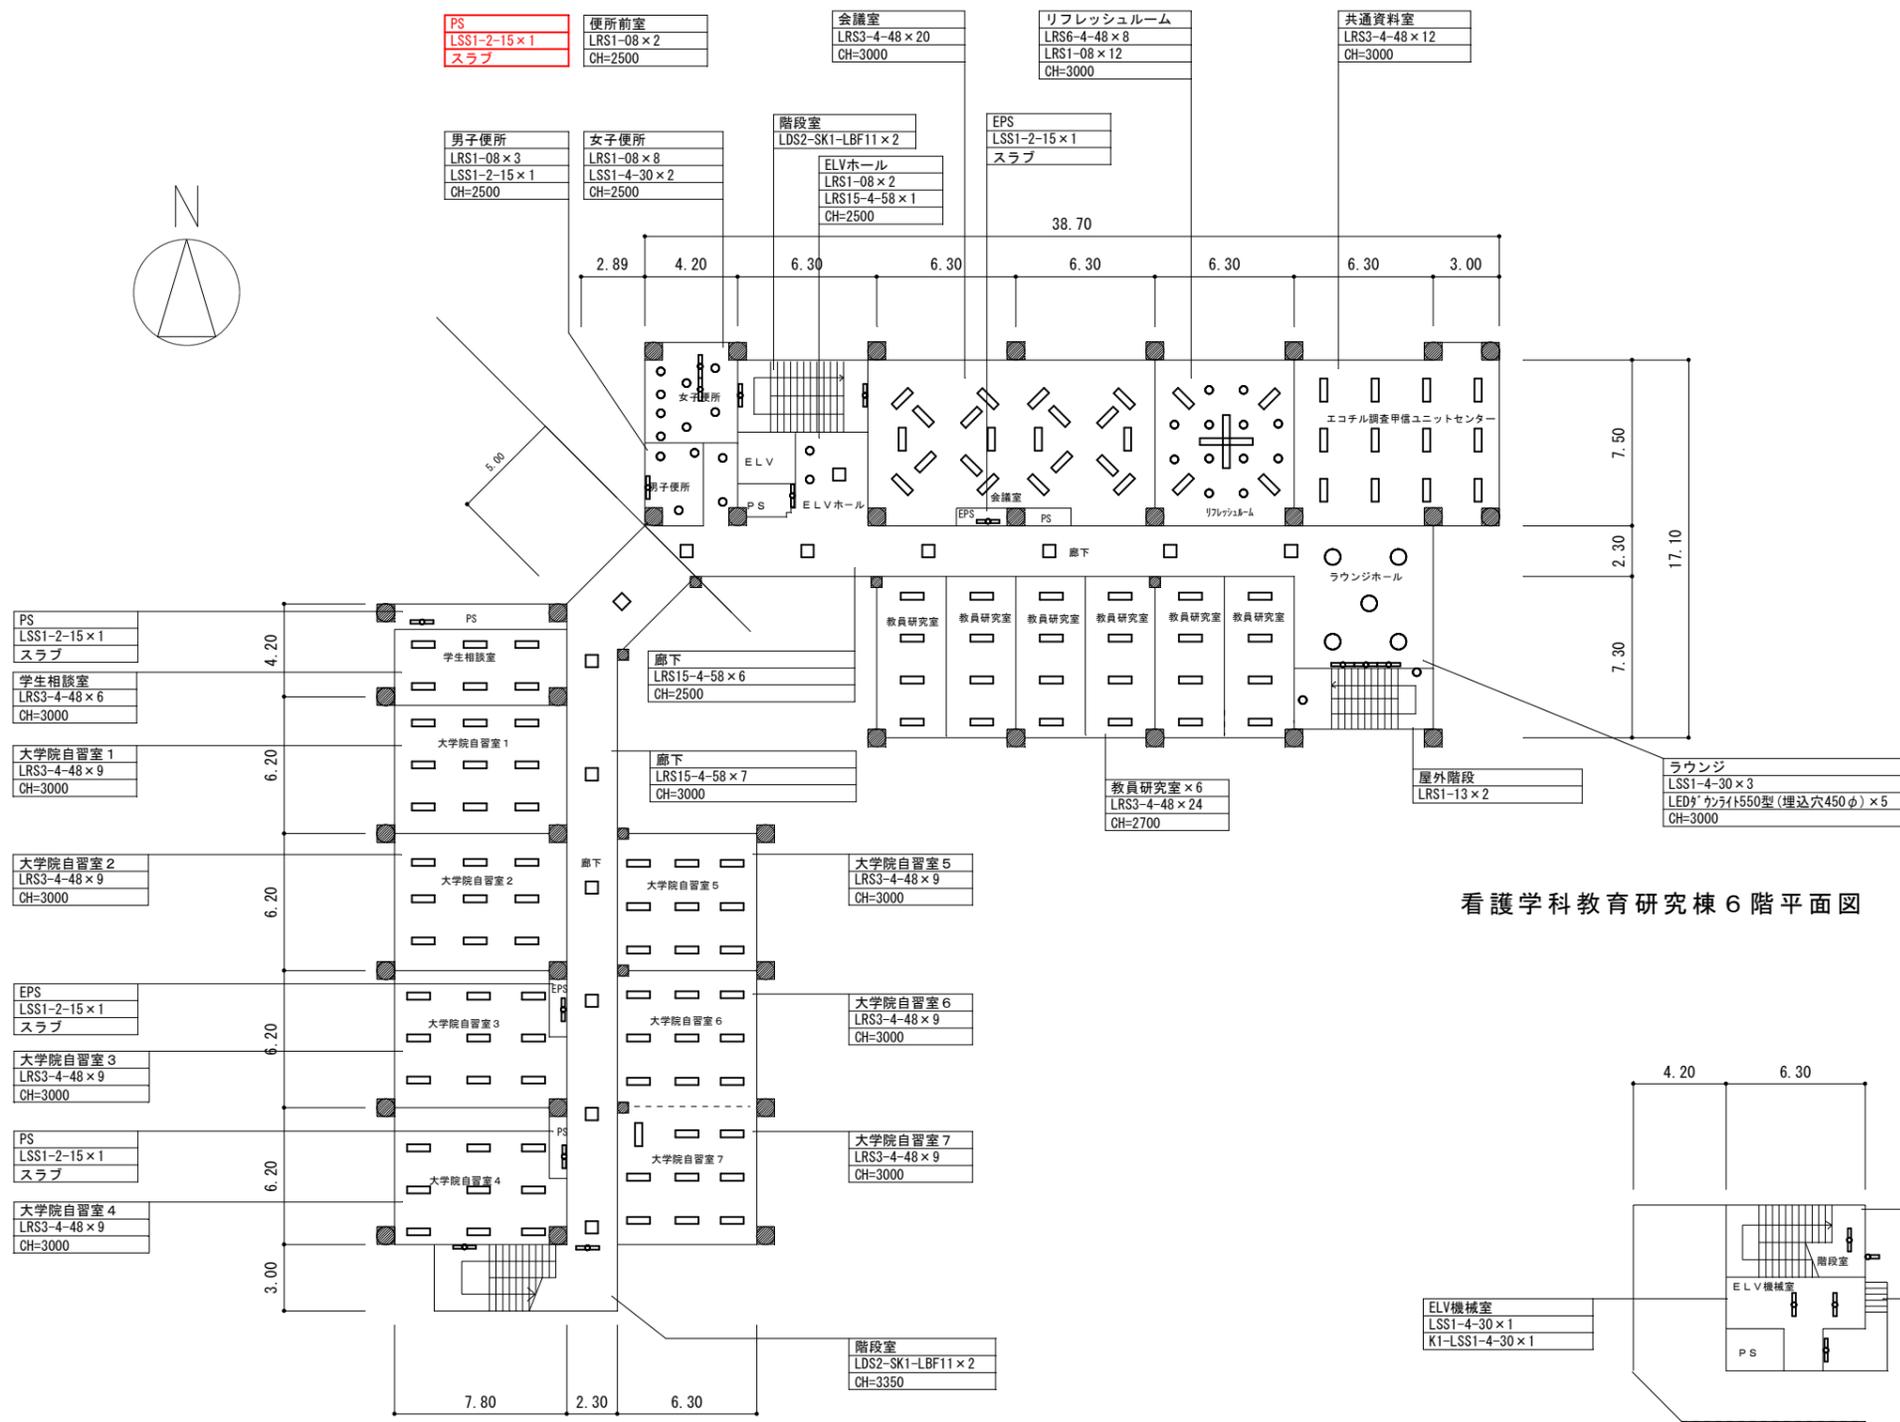

看護学科教育研究棟 6階平面図

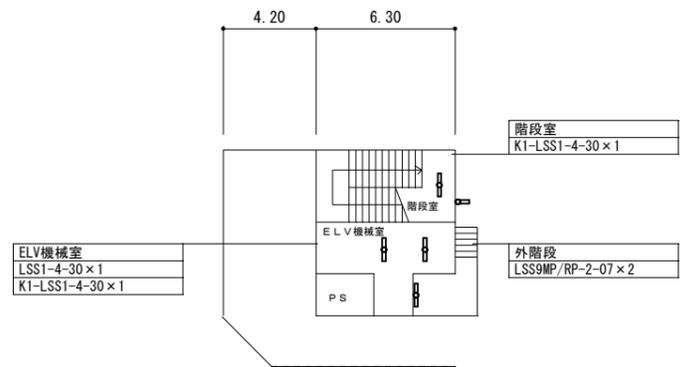

看護学科教育研究棟屋階平面図

: 変更箇所

山梨大学 施設・環境部	担当	approved	工事名	山梨大学(下河東)看護学科教育研究棟他LED照明更新工事	trade
		checked	title	看護学科教育研究棟 6階平面図【改修後】	drawing no.
		dram	date	2023.3	scale
			serial no.	E - 12	

本工事範囲の図示された既設照明器具を全て撤去する。
また、撤去後穴埋めが必要な箇所は穴埋め補修を行う事。

照明昇降機と昇降機制御盤を撤去する。

ロビー	無電極放電灯350W(300φ)×2
	FRS23-H241PN(150φ)×7
	FL10W表示灯×3
	FSS6-321PH×3
	CH=3800(※一部仮設足場)
倉庫(3部屋合計)	FRS2-402×4
	CH=2400

小講義室	FHF63Wベ-ライト×13
	FHT57W3灯カ-ライト 昇降機付(250φ)×5
	FHT42W3灯カ-ライト 昇降機付(250φ)×5
	IL50Wカ-ライト(調光) 昇降機付(125φ)×8
	IL100Wカ-ライト(調光) 昇降機付(175φ)×4
	FHF32W黒板灯×4
	調光スイッチ×1
	CH=2950~4700(※要仮設足場)

玄関入口	HID400W 昇降機付×4
	CH=6000(※要仮設足場)

ホール	昇降機盤×2
	HID400W(400φ) 昇降機付×8
	無電極放電灯350W(300φ)×4
	IL60W×4
	CH=6000(※要仮設足場)

準備室	FRS2-402×1
	CH=2400

男子便所	IL60Wカ-ライト(150φ)×4
	FHP23W3灯カ-ライト(275sq)×5
	FRS23-H161PN×1
	CH=2370

車椅子便所	FRS21-H241×1
	CH=2370

女子便所	IL60Wカ-ライト(150φ)×4
	FHP23W3灯カ-ライト(275sq)×4
	FHF32W1灯コーナ-ライト×1
	CH=2370

階段	FHF32W階段灯×1
----	-------------

渡り廊下	FRS27-321PH×4
	CH=2400

廊下	FRS27-321PH×5
	CH=2400

学生入口	FRS23-H161PN(150φ)×3
	CH=2400


更衣室	FHF63W×8
	CH=2200~3800

凡例

記号	名称・仕様	備考
□	直管型蛍光灯	
□	スクエア灯	
○	白熱灯・ダウンライト	
φ	調光スイッチ	

臨床講義棟 1階平面図

□ : 変更箇所

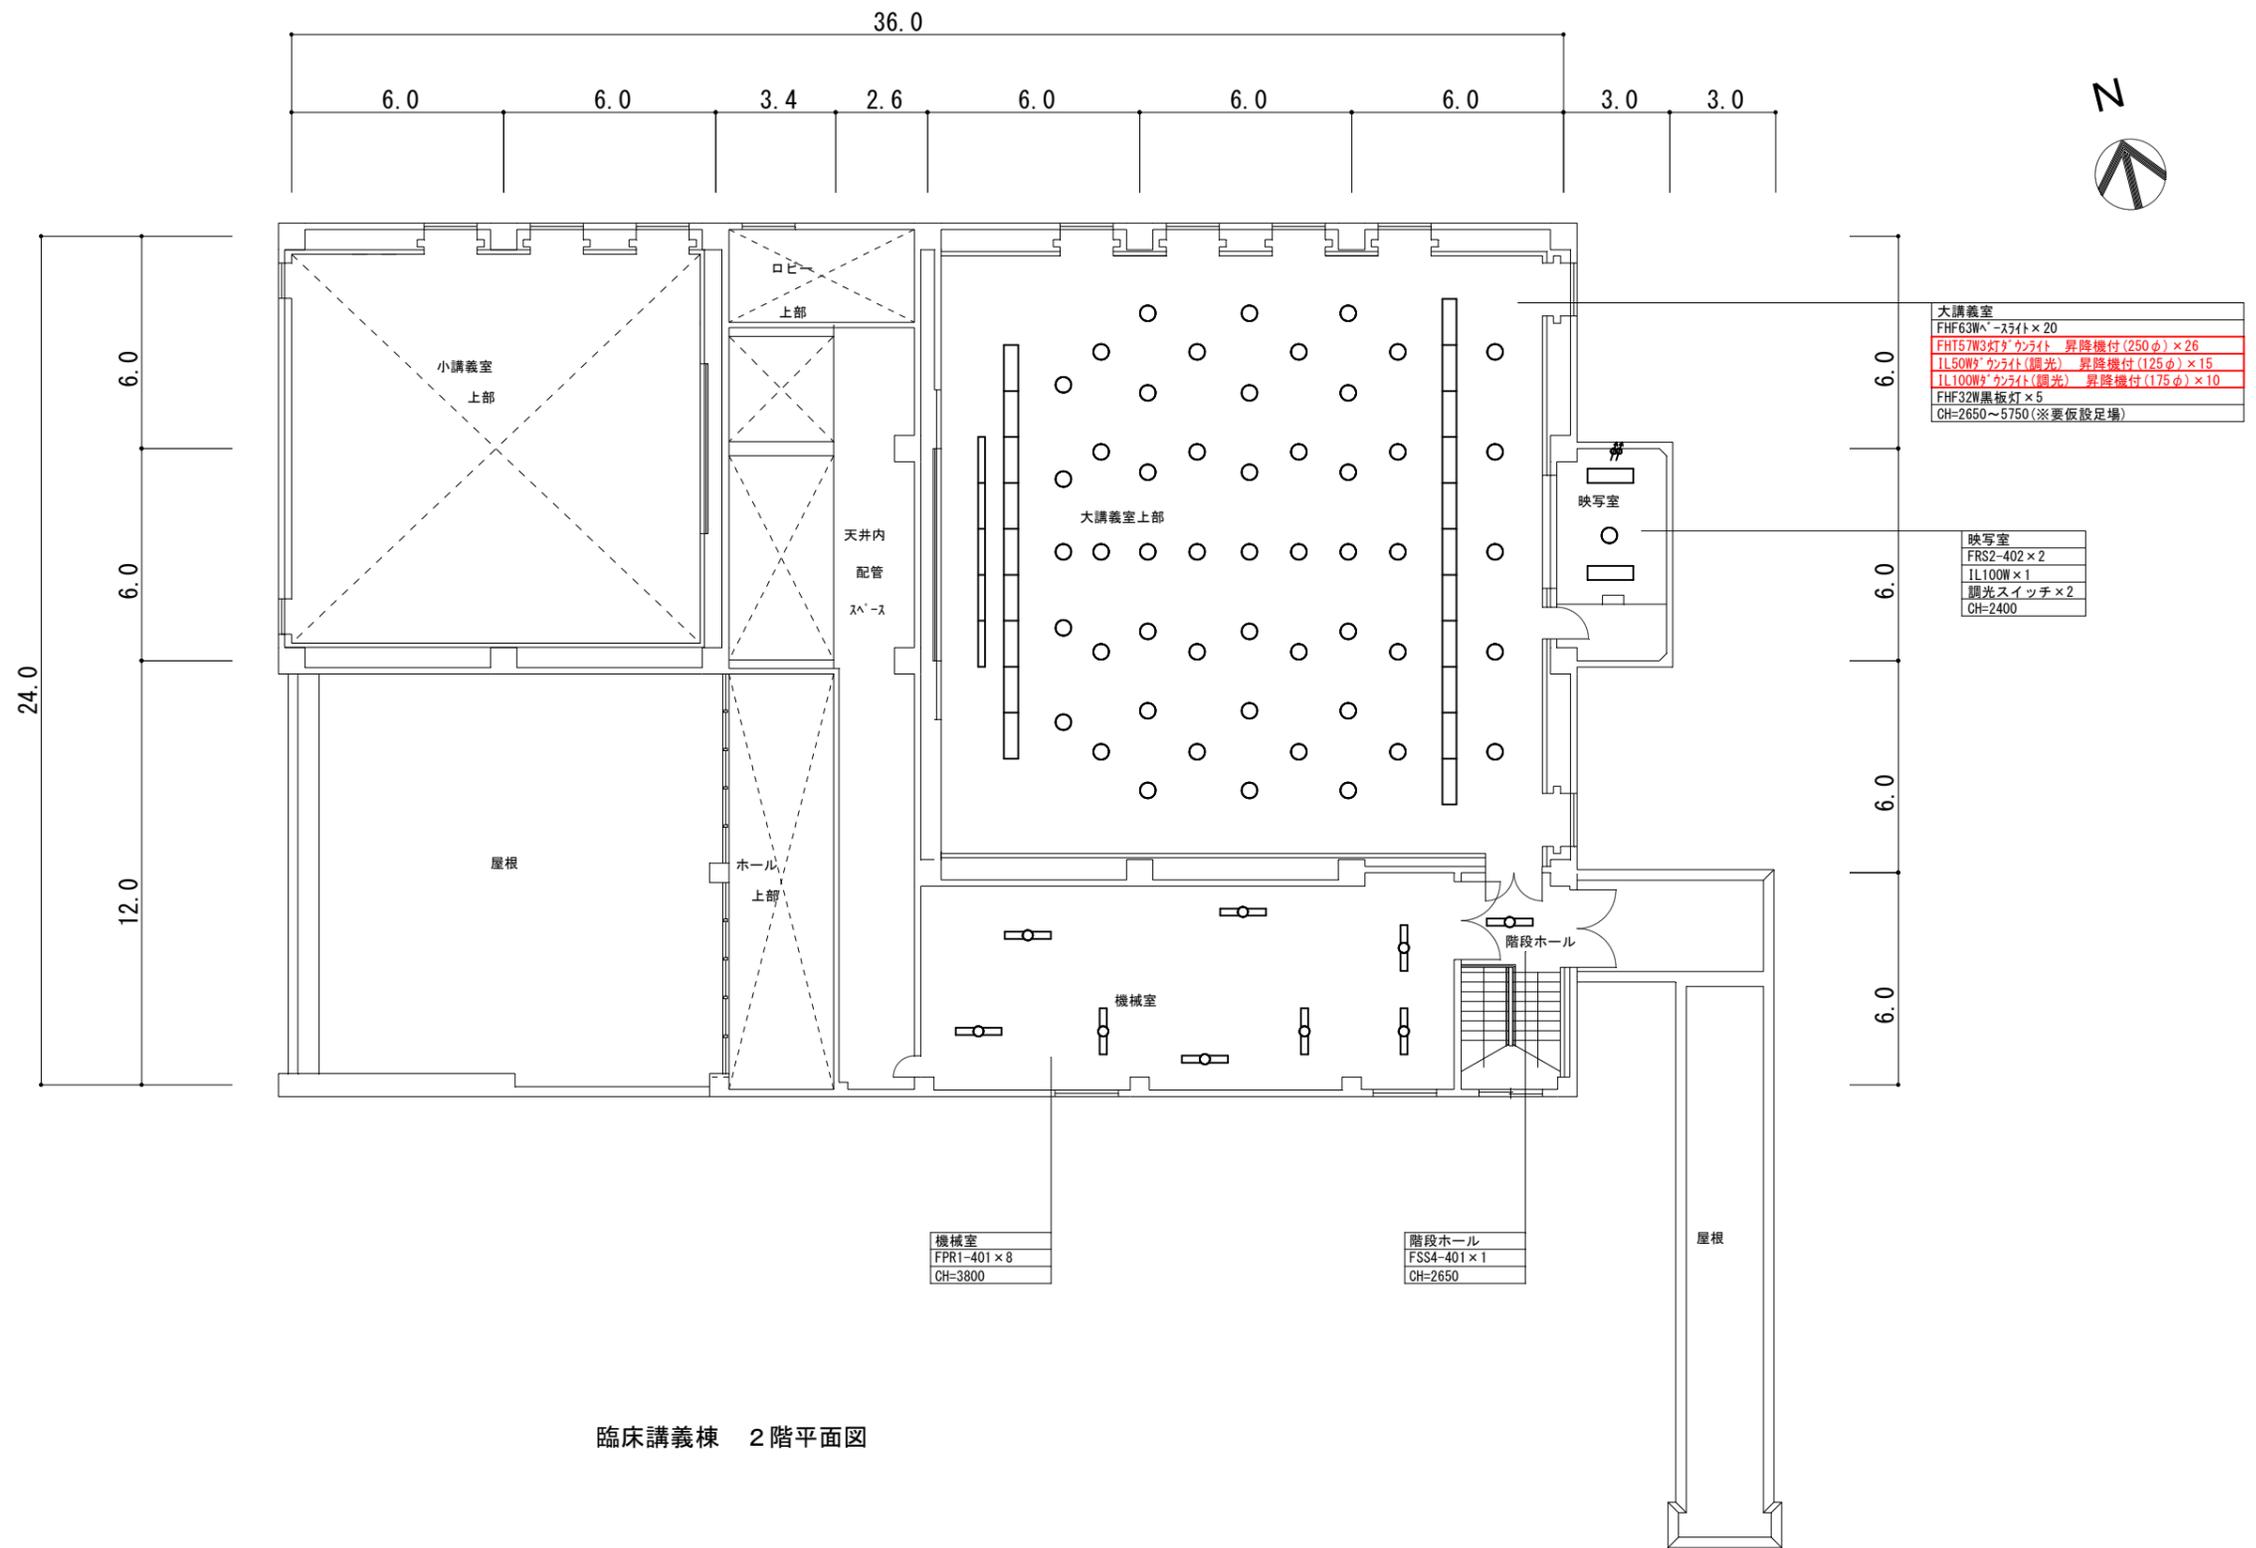

大講義室
FHF63W [^] -スライト×20
FHT57W3灯タ [^] クワイト 昇降機付(250φ)×26
IL150W [^] クワイト(調光) 昇降機付(125φ)×15
IL100W [^] クワイト(調光) 昇降機付(175φ)×10
FHF32W黒板灯×5
CH=2650~5750(※要仮設足場)


映写室
FRS2-402×2
IL100W×1
調光スイッチ×2
CH=2400

機械室
FPR1-401×8
CH=3800

階段ホール
FSS4-401×1
CH=2650

臨床講義棟 2階平面図

: 変更箇所

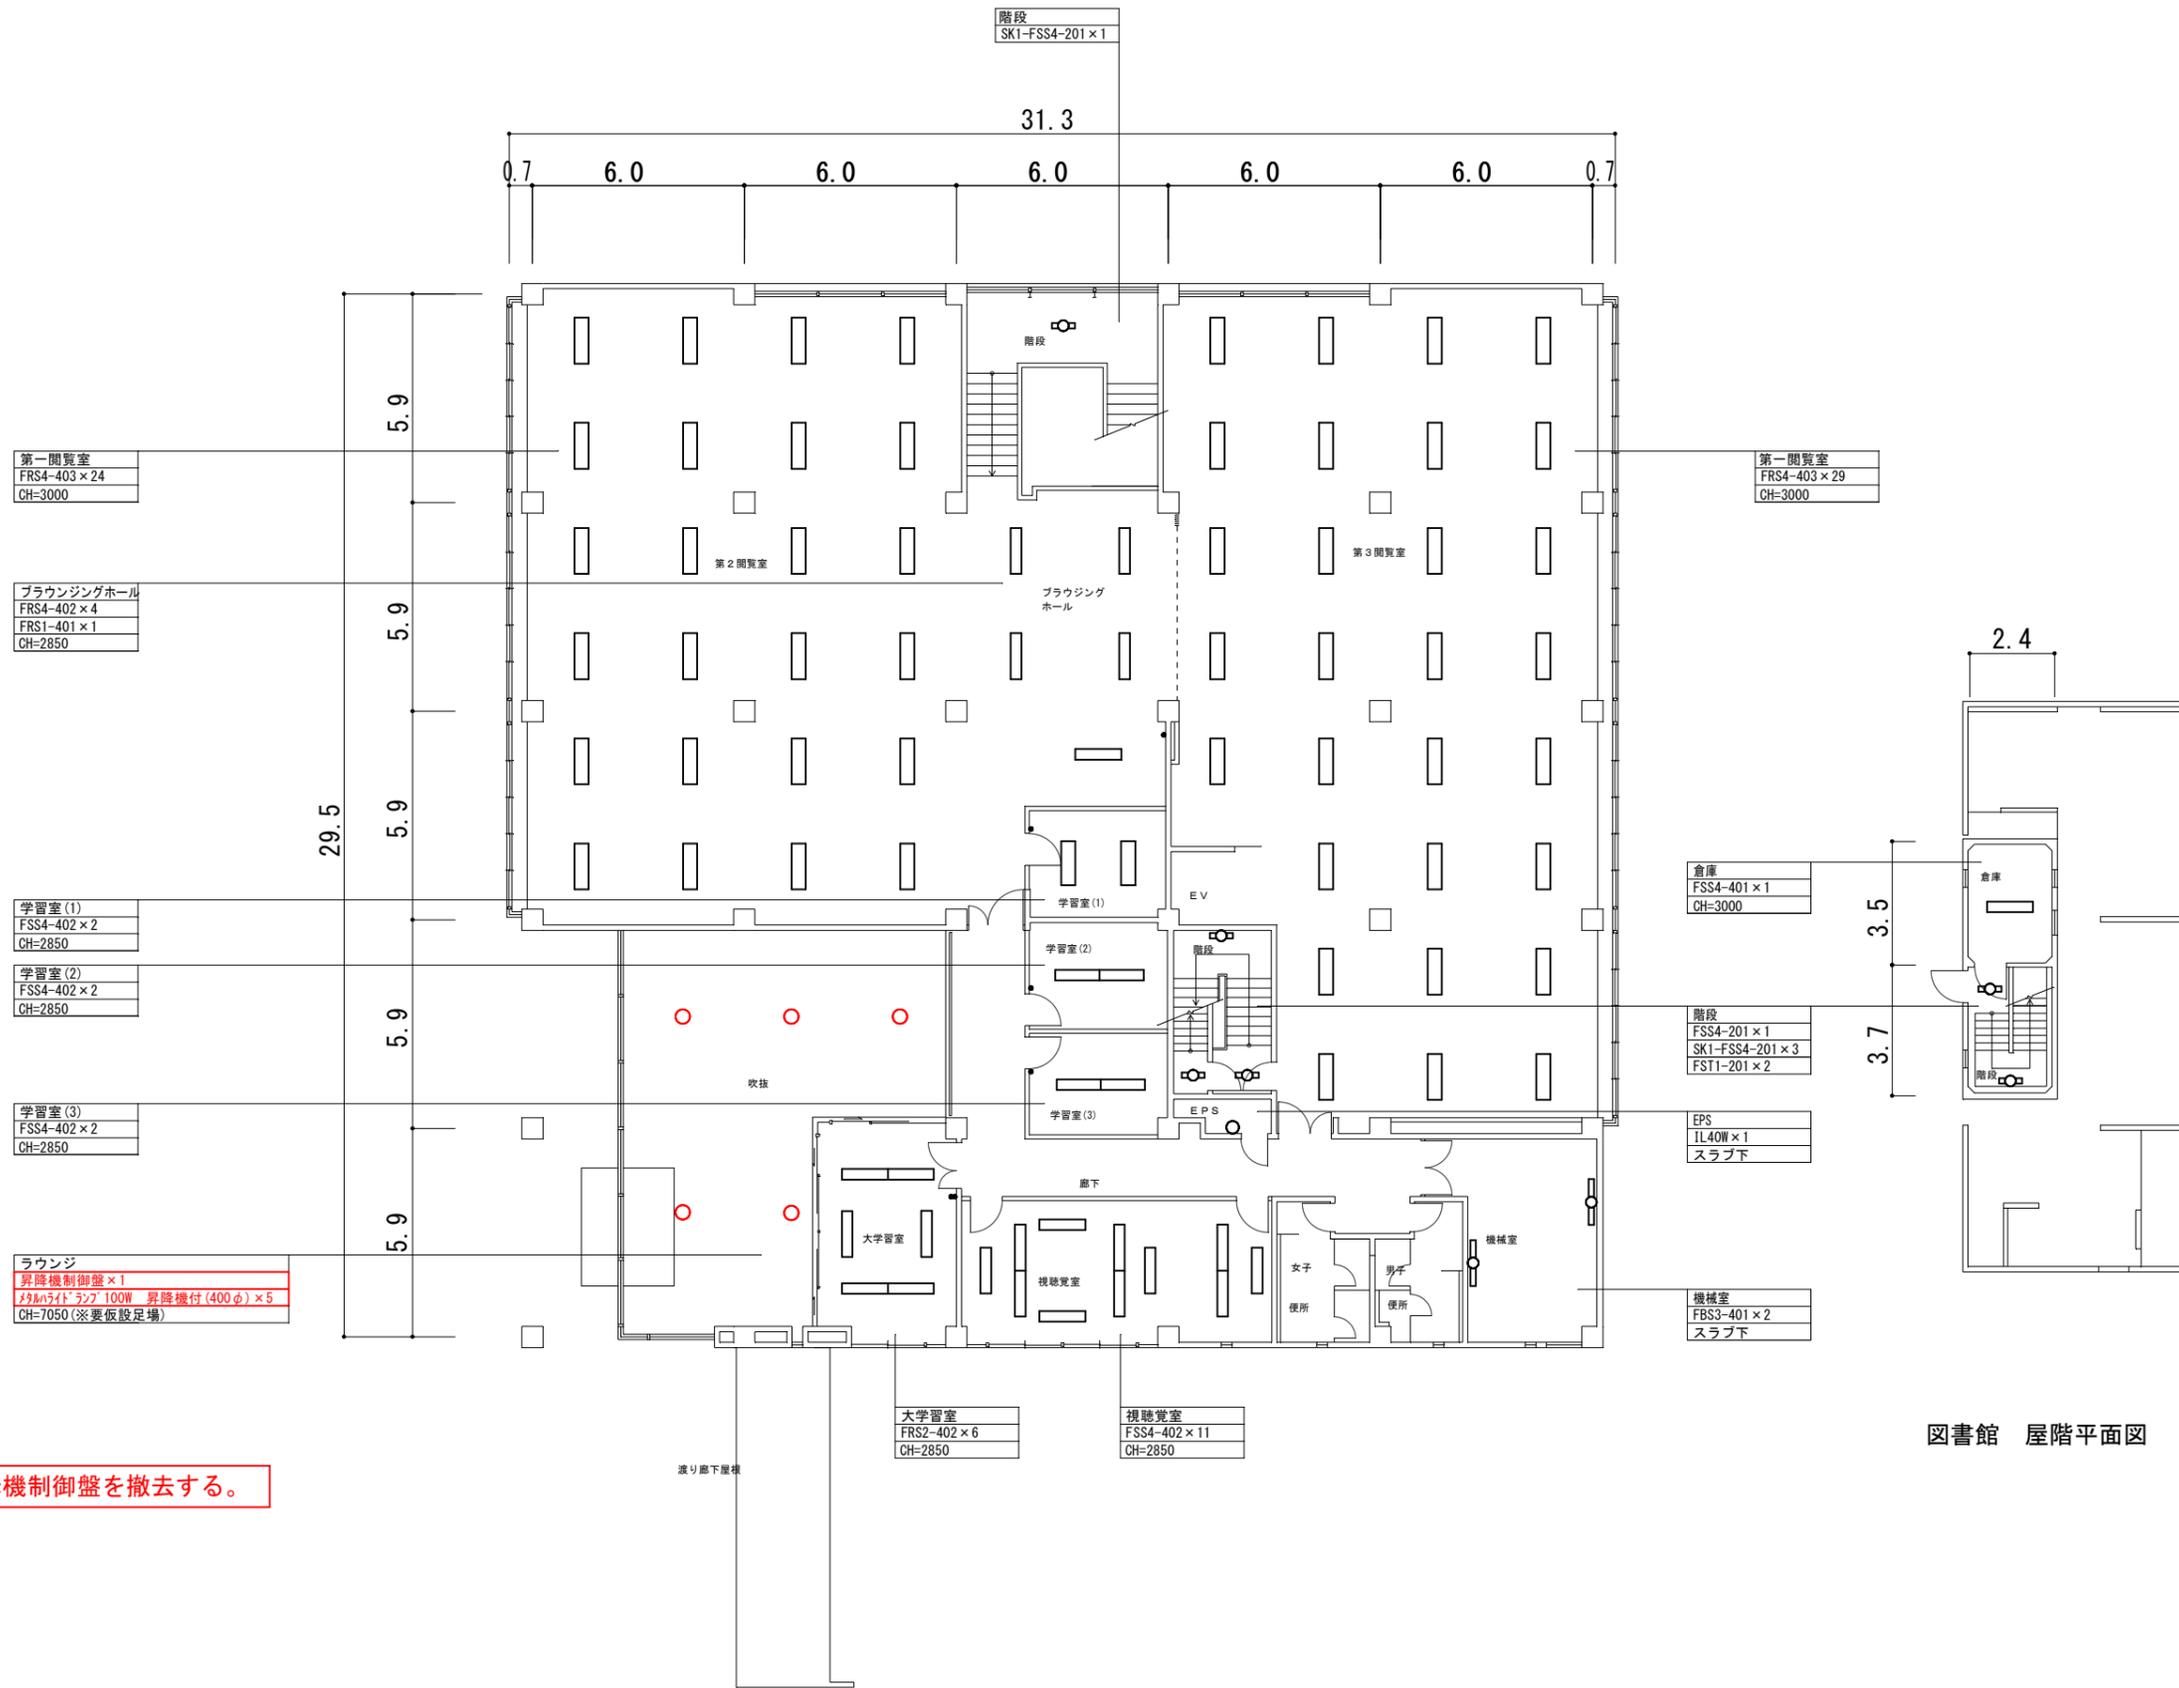


照明昇降機と昇降機制御盤を撤去する。

図書館 屋階平面図

図書館 2階平面図

: 変更箇所

山梨大学 施設・環境部	担当	approved	工事名	山梨大学(下河東)看護学科教育研究棟他LED照明更新工事	trade
		checked	title	図書館 2階平面図【改修前】	drawing no.
		dram	date	2022. 8	scale
			serial no.	E - 18	

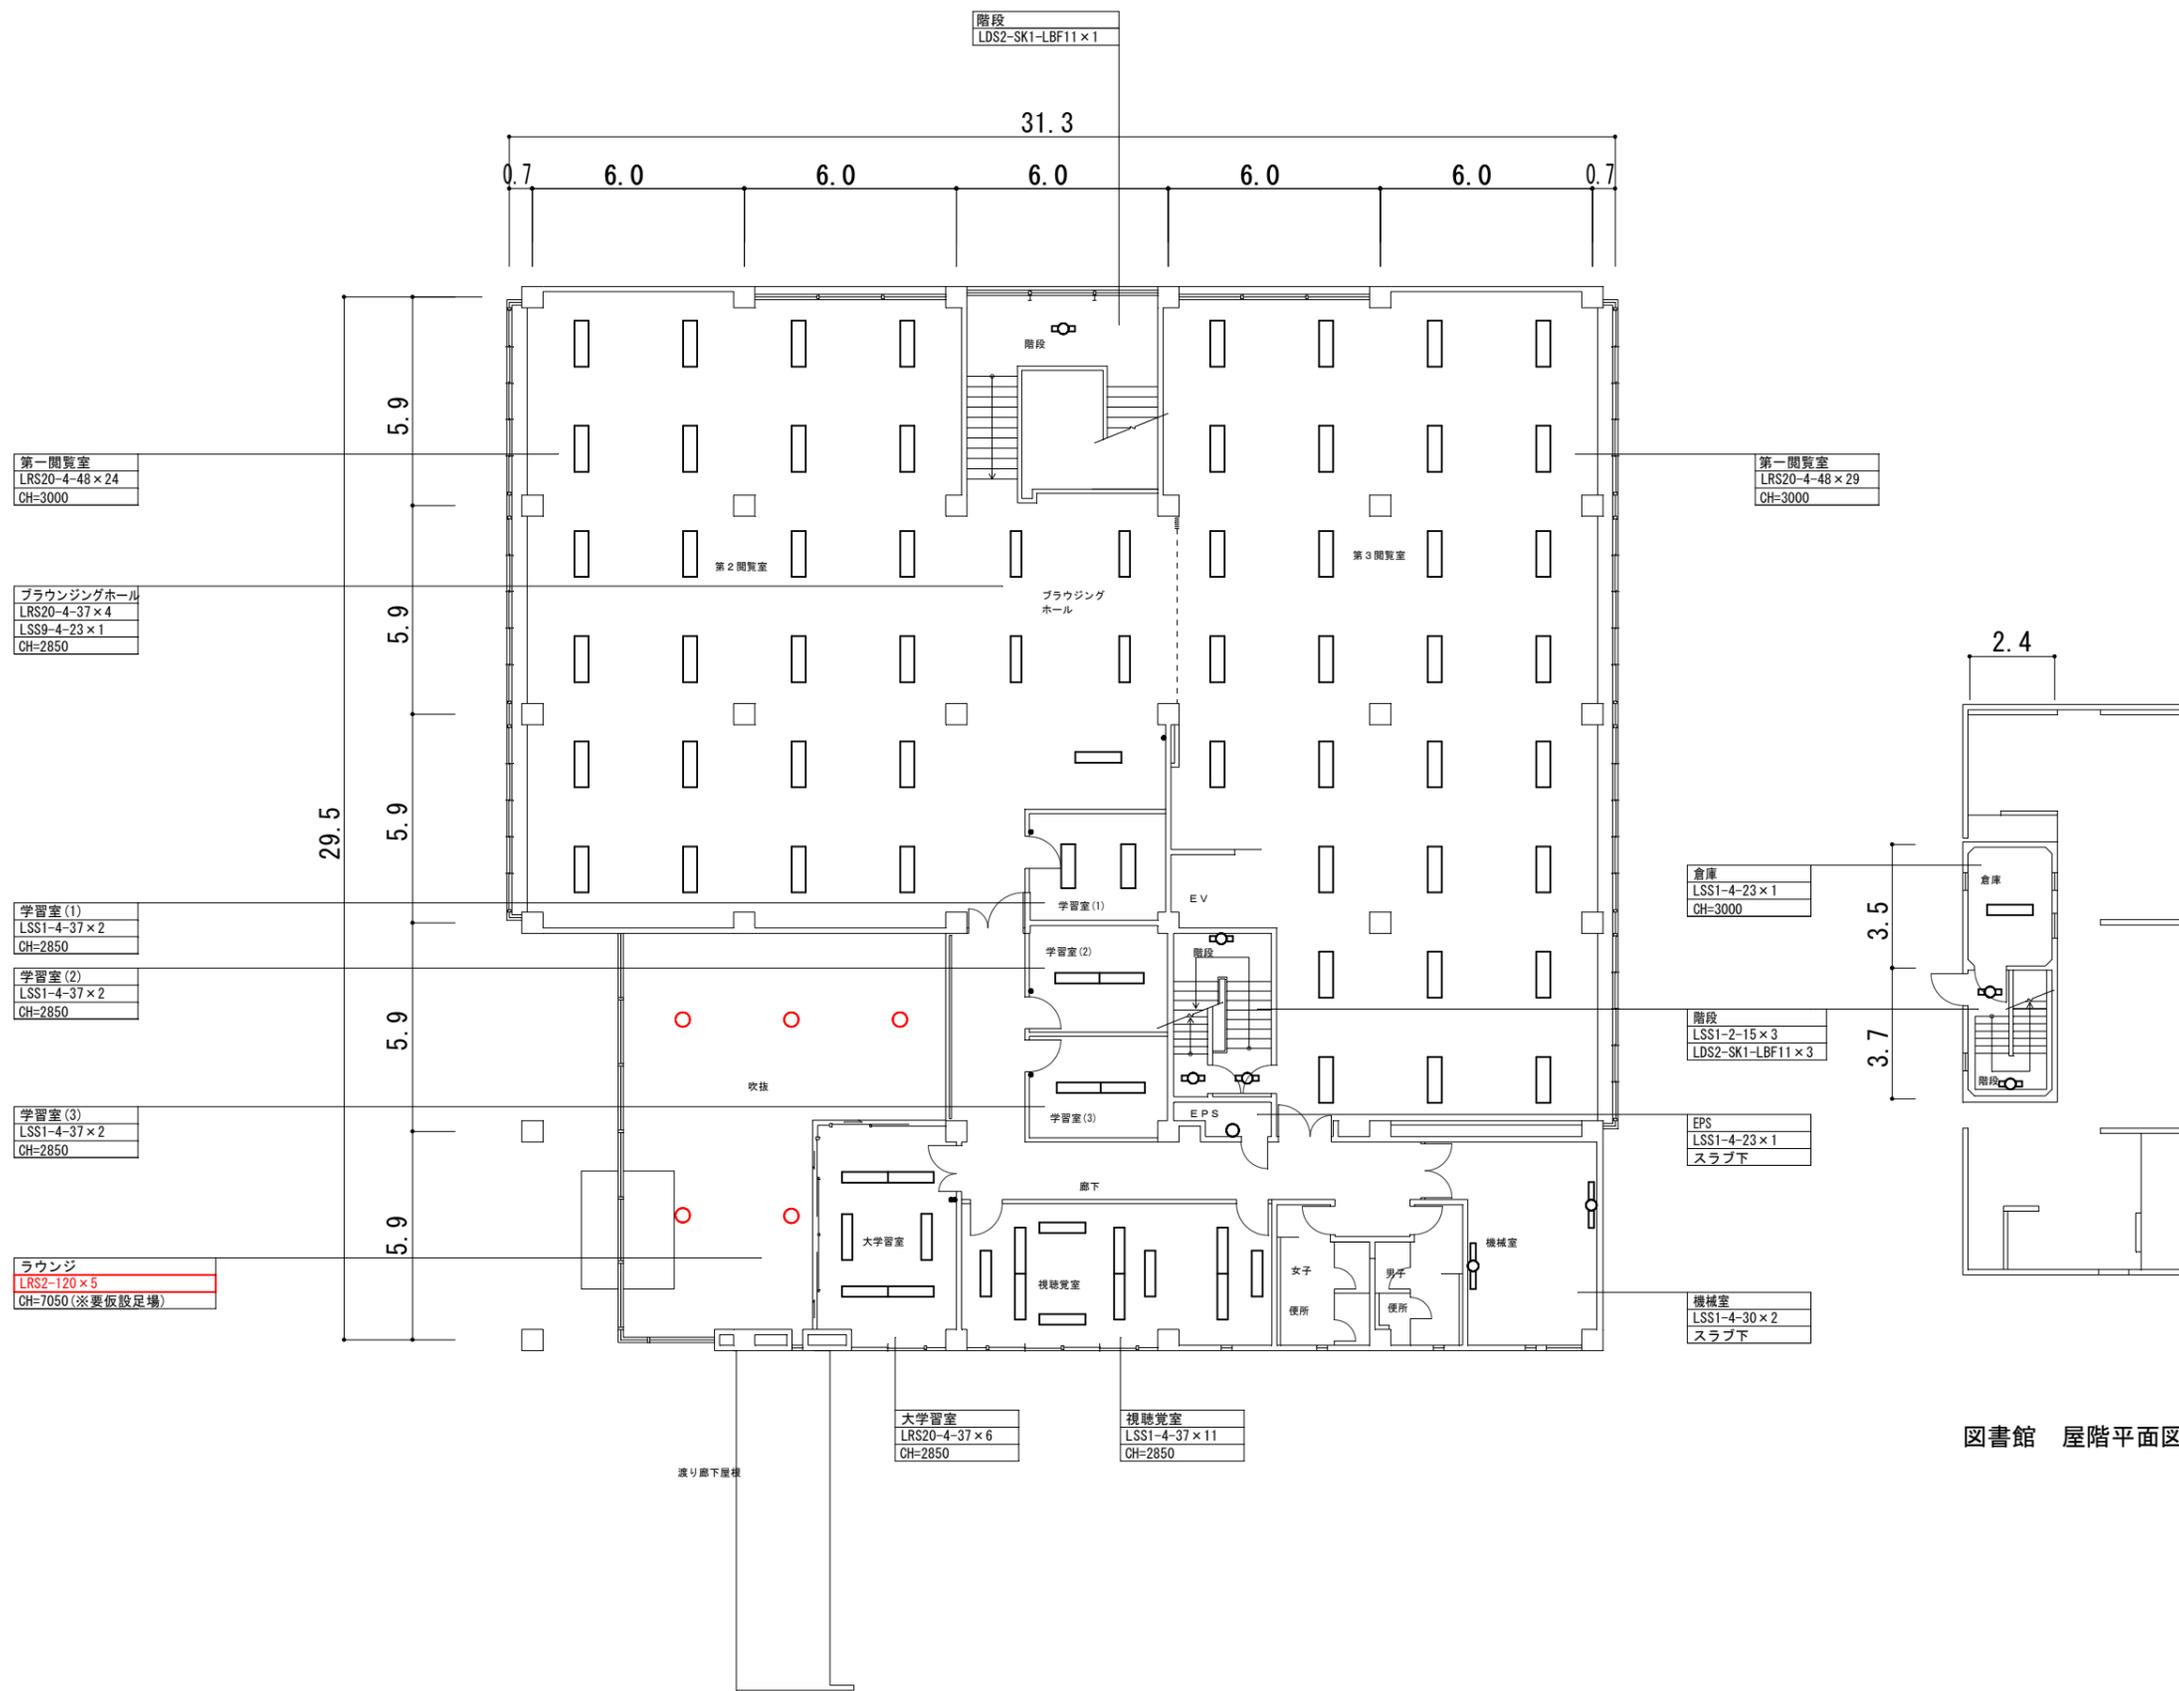

図書館 屋階平面図

図書館 2階平面図

: 変更箇所


山梨大学 施設・環境部	担当	approved	工事名	山梨大学(下河東)看護学科教育研究棟他LED照明更新工事	trade
		checked	title	図書館 2階平面図【改修後】	drawing no.
		dram	date	2022. 8	scale
			serial no.	E - 20	

本工事範囲の図示された既設照明器具を全て撤去する。
また、撤去後穴埋めが必要な箇所は穴埋め補修を行う事。

照明昇降機と昇降機制御盤を撤去する。



体育館
昇降機制御盤×1
マイナスイオン700Wガード付 昇降機付×22
CH=8000~11300(※要板設置)

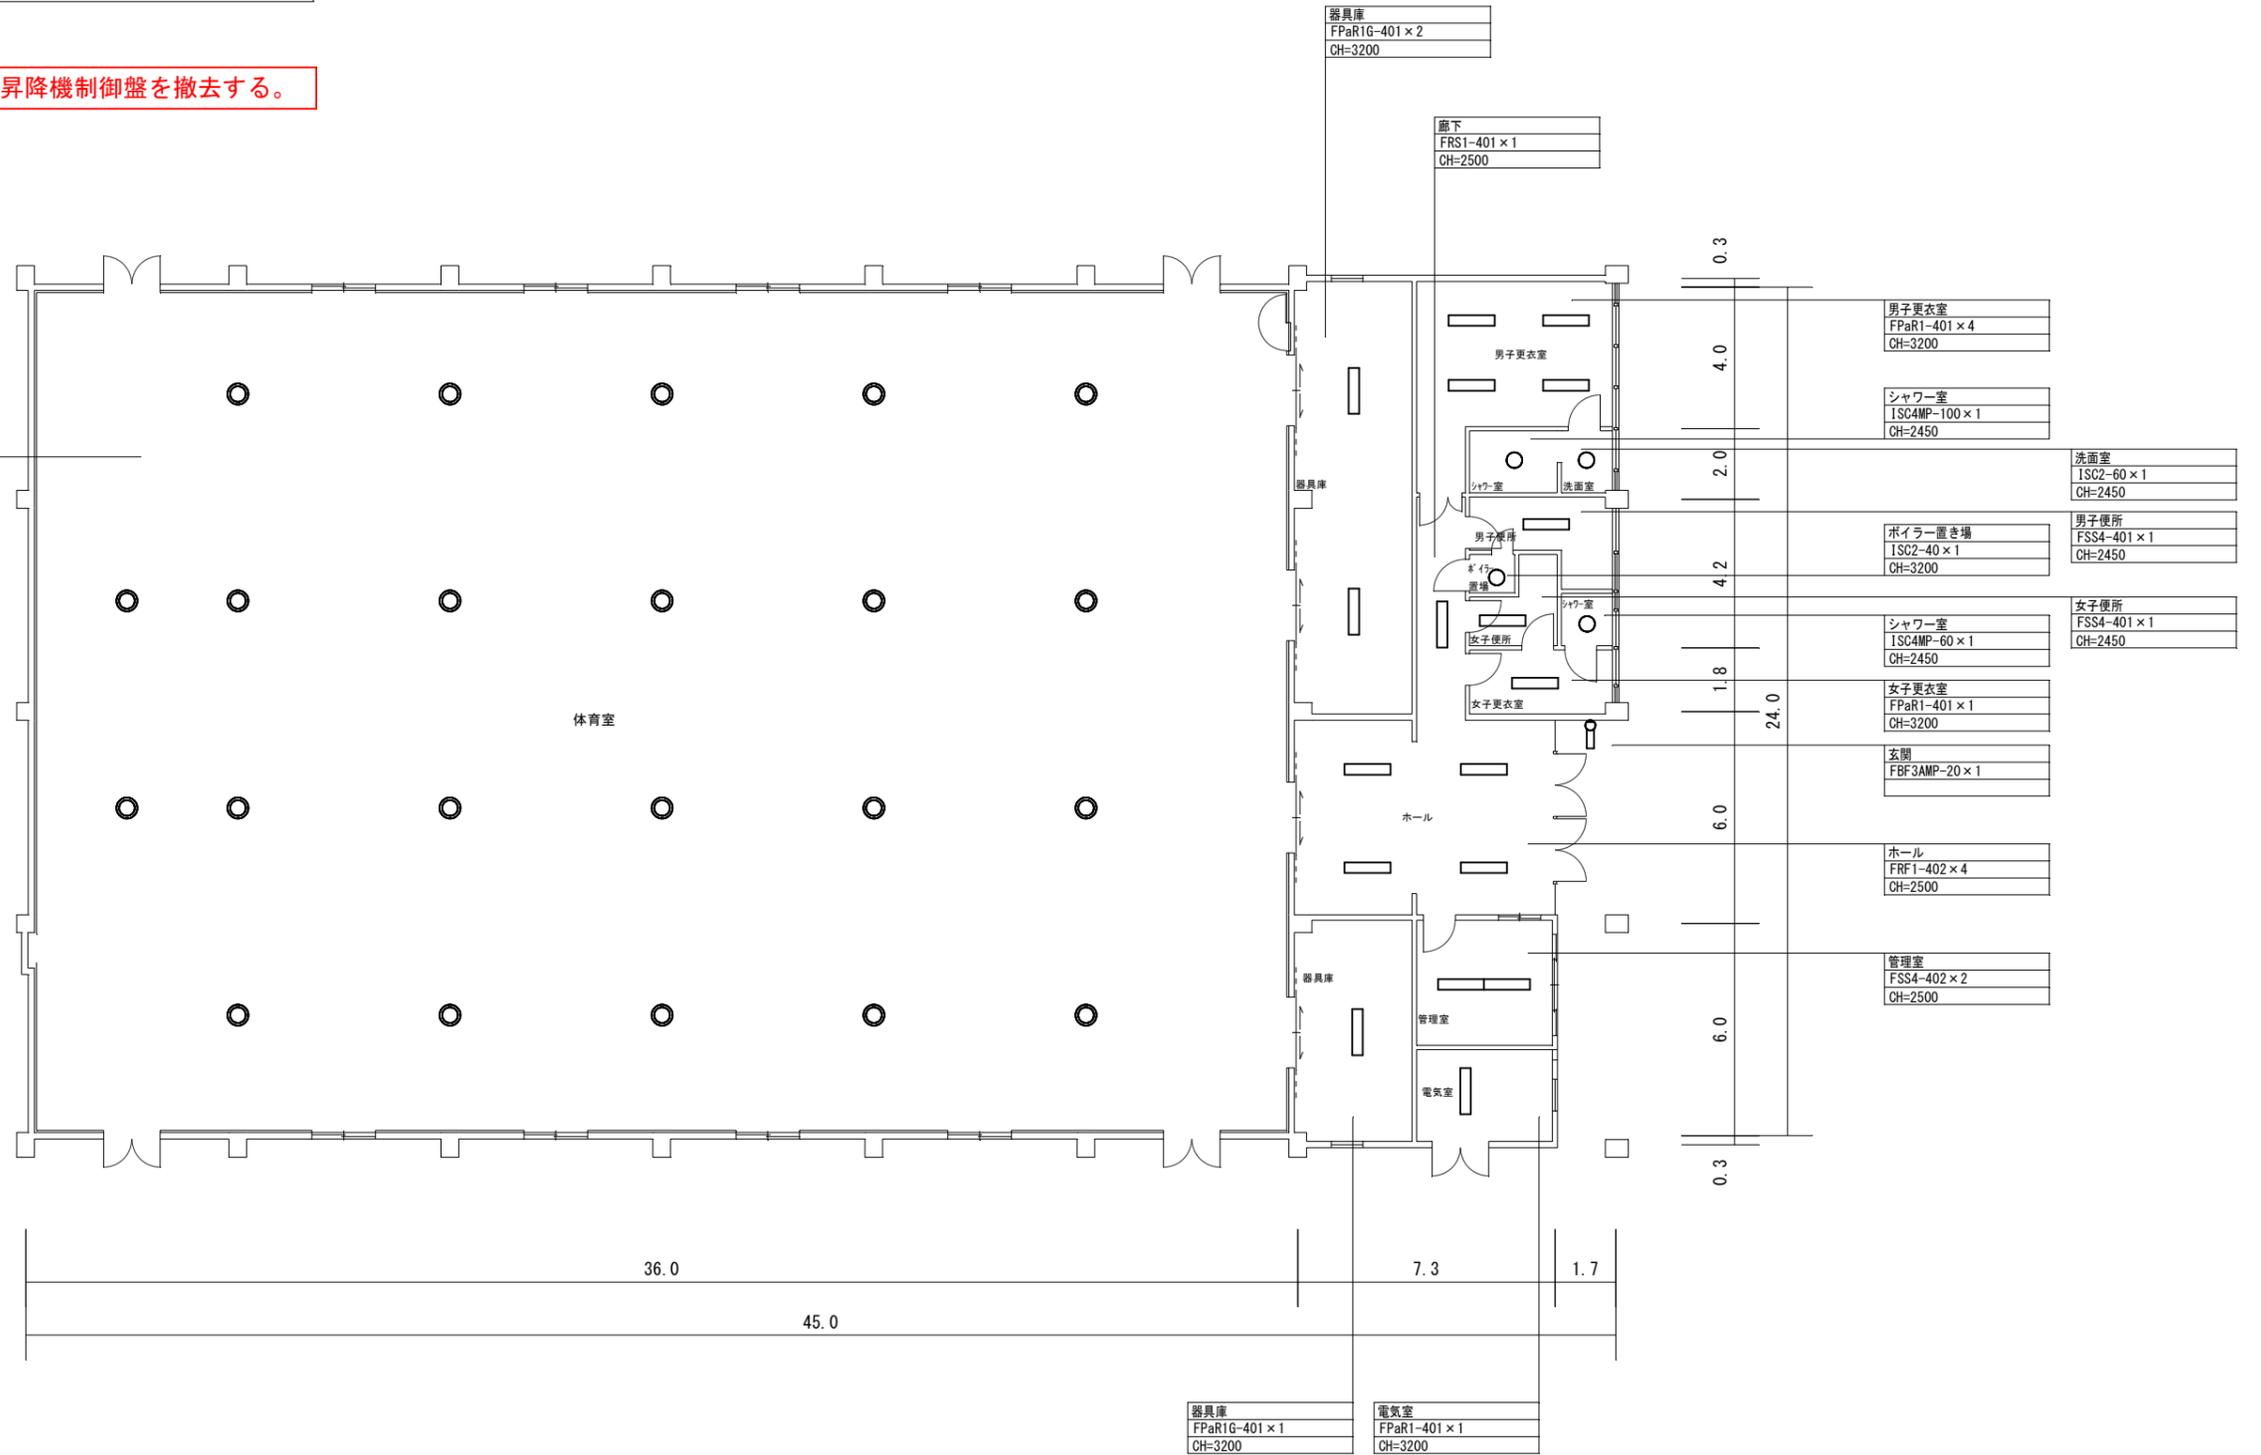

体育館平面図

凡例


記号	名称・仕様	備考
☐	直管型蛍光灯	
□	スクエア灯	
○	白熱灯・ダウンライト	
⊕	調光スイッチ	

: 変更箇所

山梨大学 施設・環境部	担当	approved	工事名	山梨大学(下河東)看護学科教育研究棟他LED照明更新工事	trade
		checked	title	体育館 1階平面図【改修前】	drawing no.
		dram	date	2023.3	scale
					serial no.
					E - 25



本工事範囲の図示された既設照明器具を全て撤去する。
また、撤去後穴埋めが必要な箇所は穴埋め補修を行う事。

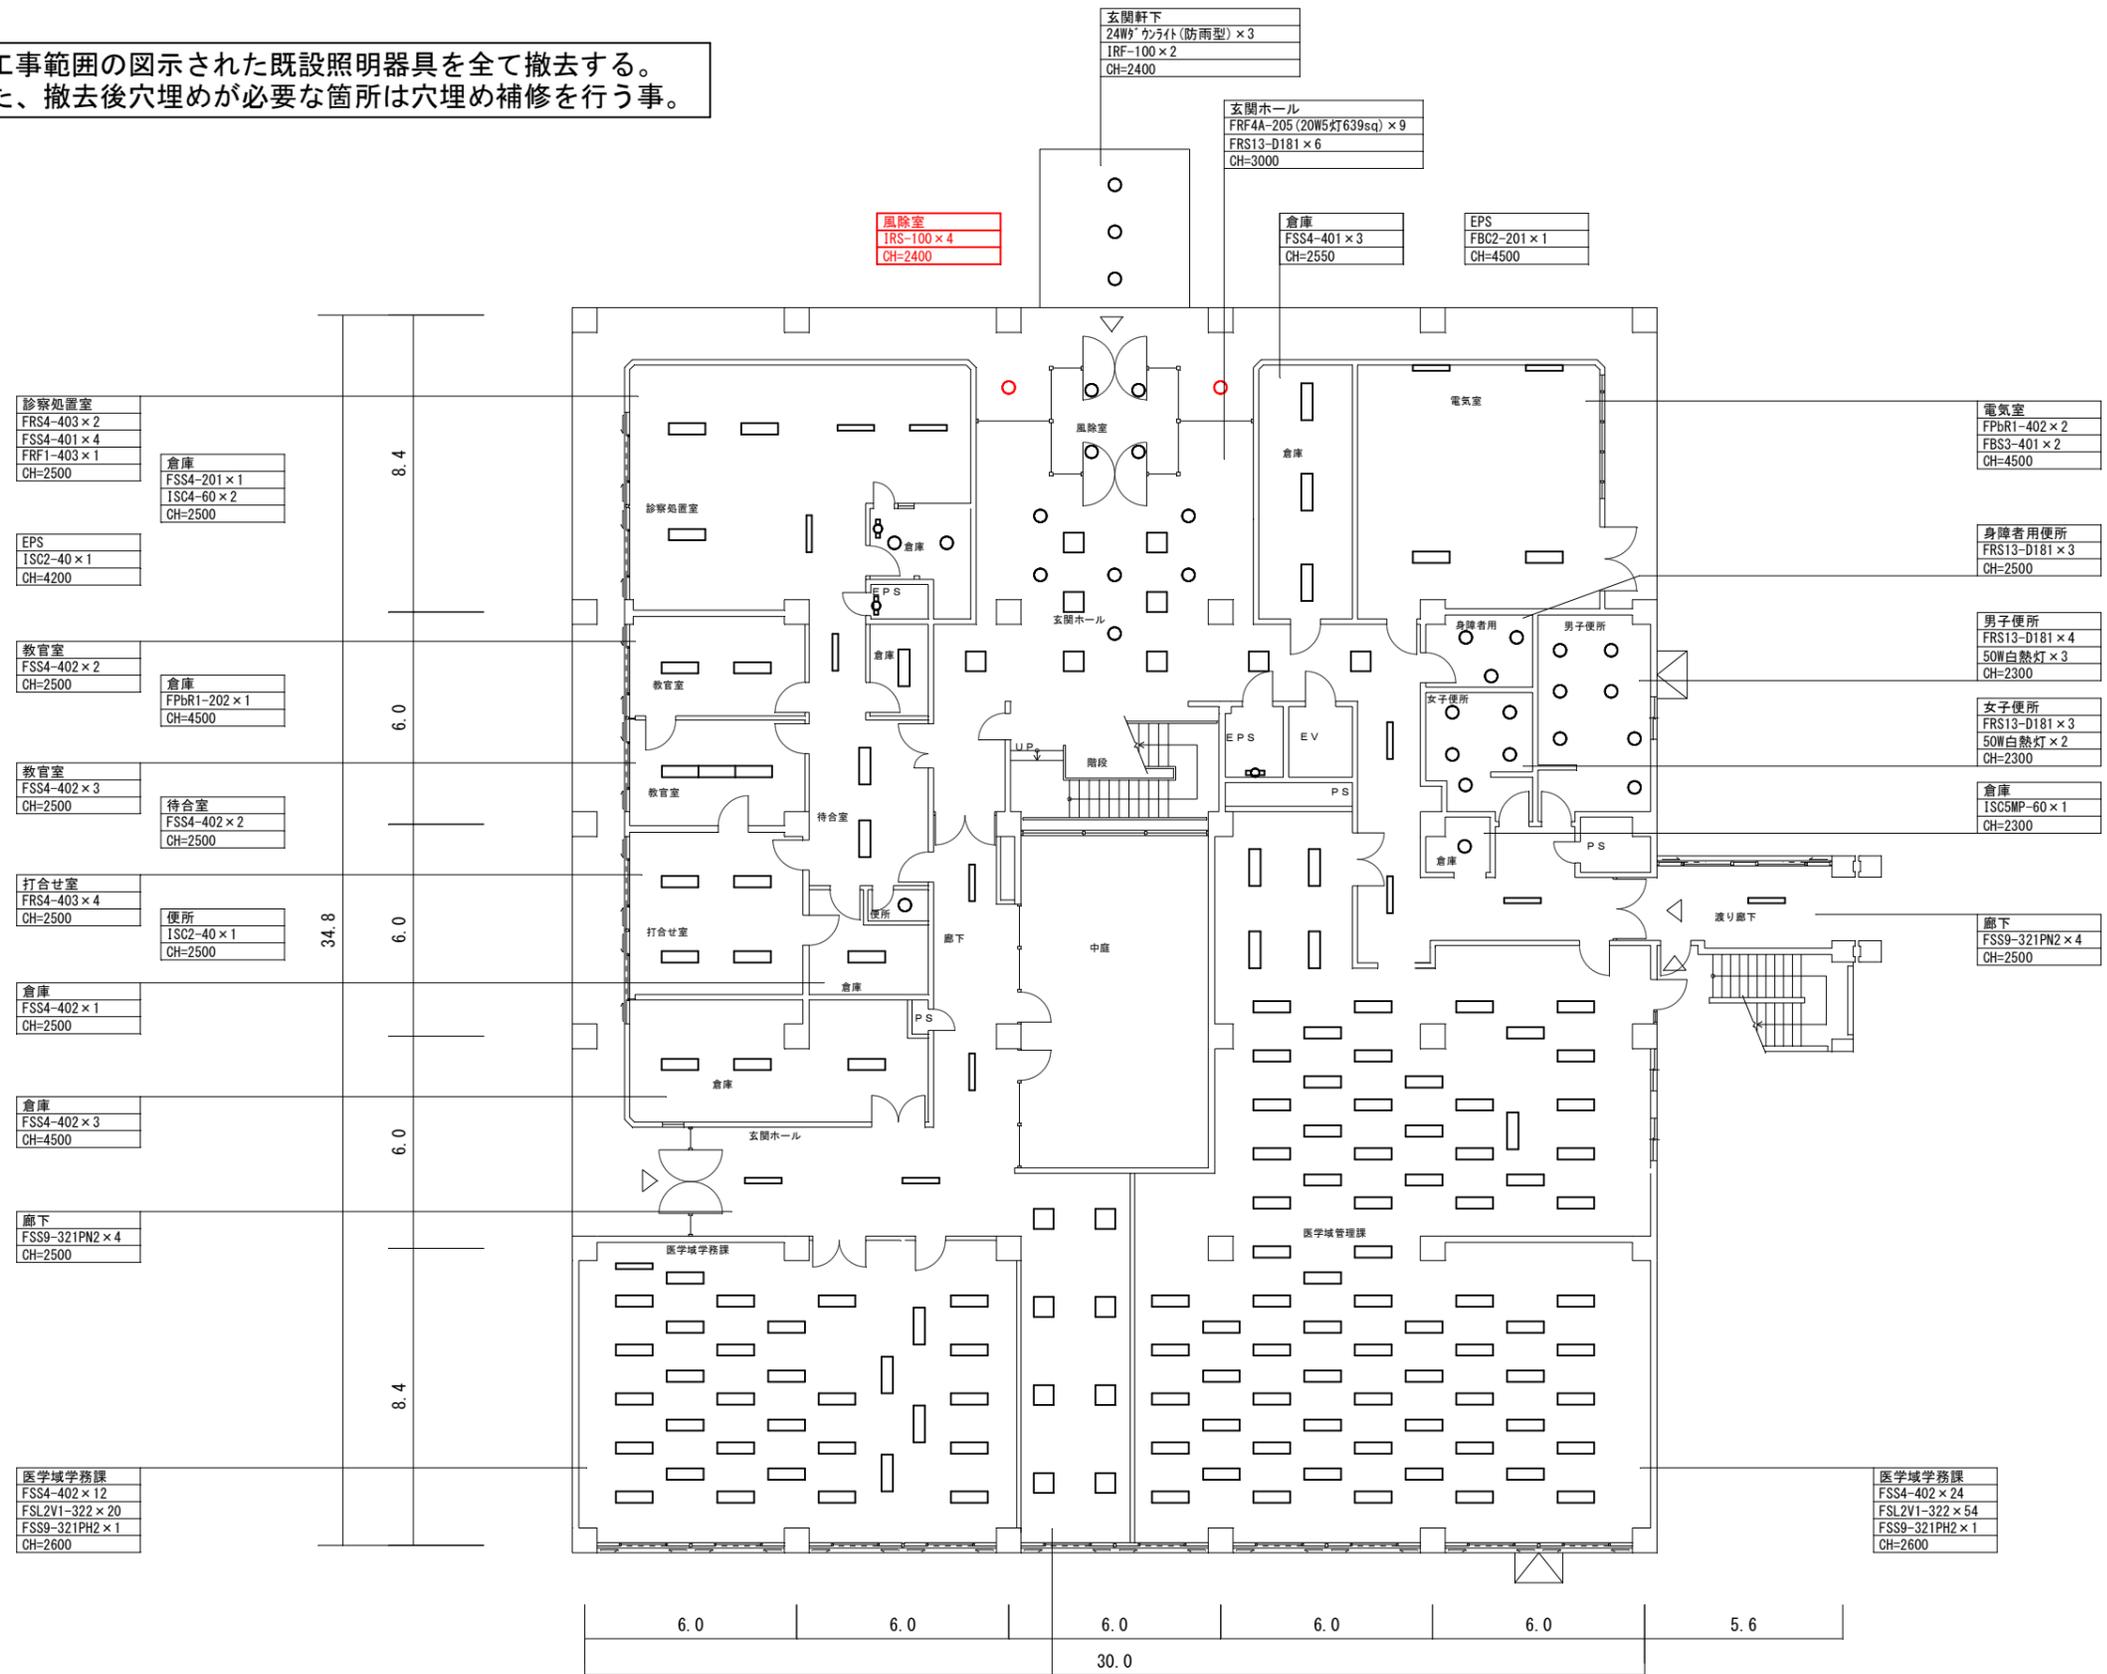


凡例

記号	名称・仕様	備考
	直管型蛍光灯	
	スクエア灯	
	白熱灯・ダウンライト	
	調光スイッチ	

管理棟 1階平面図


: 変更箇所

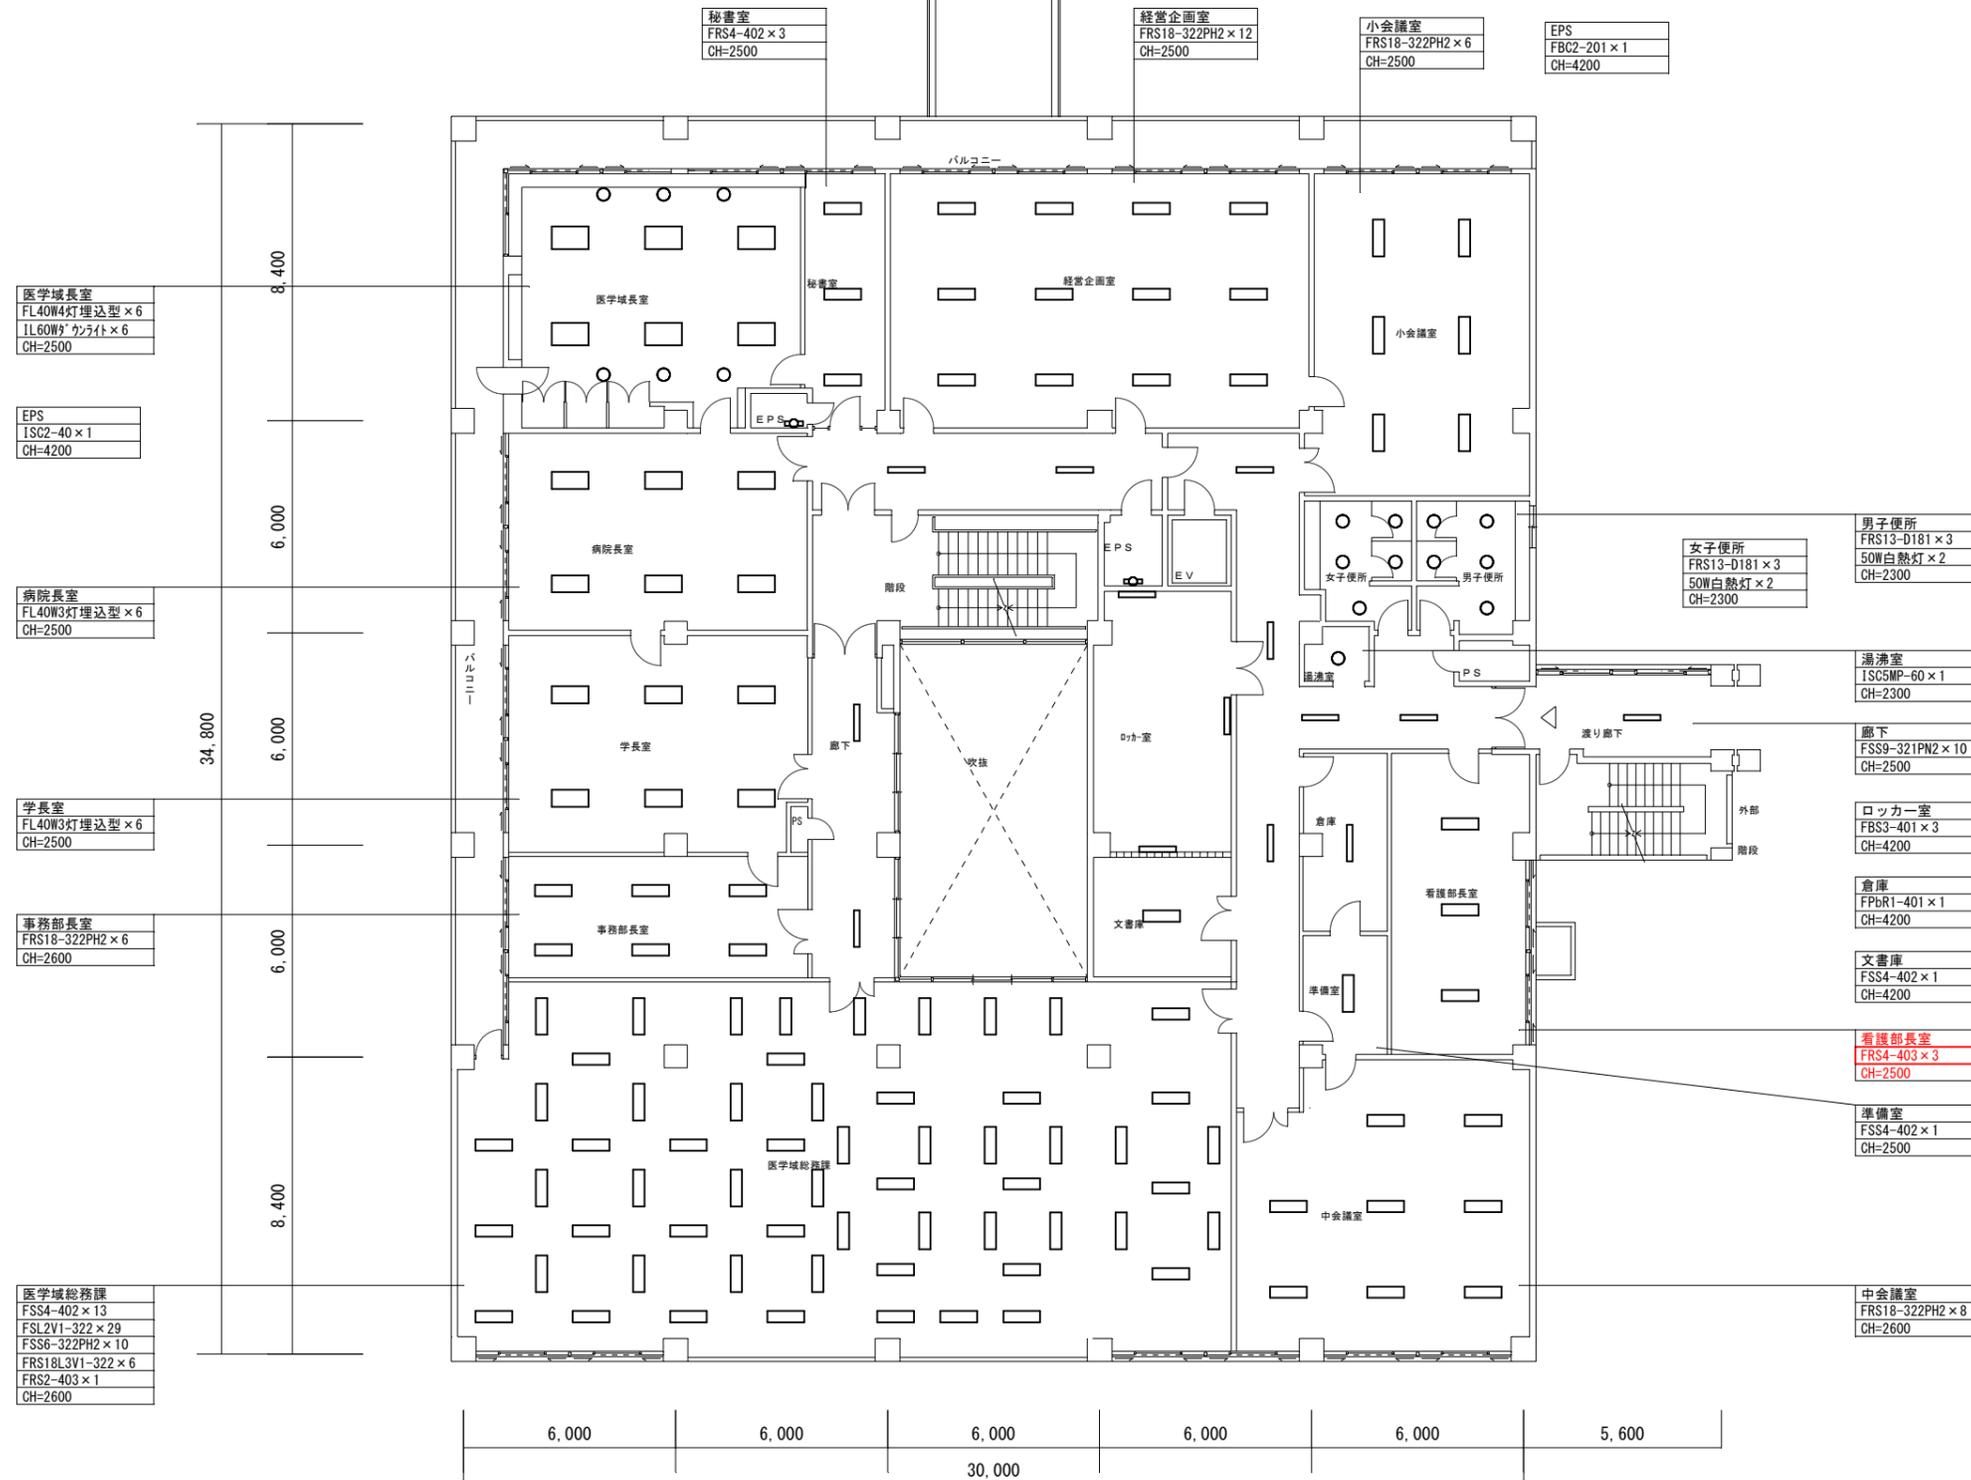

管理棟 2階平面図

: 変更箇所

山梨大学 施設・環境部	担当	approved	工事名	山梨大学(下河東)看護学科教育研究棟他LED照明更新工事	trade
		checked	title	管理棟 2階平面図【改修前】	drawing no.
		dram	date	2023. 3	scale
					serial no. E - 30

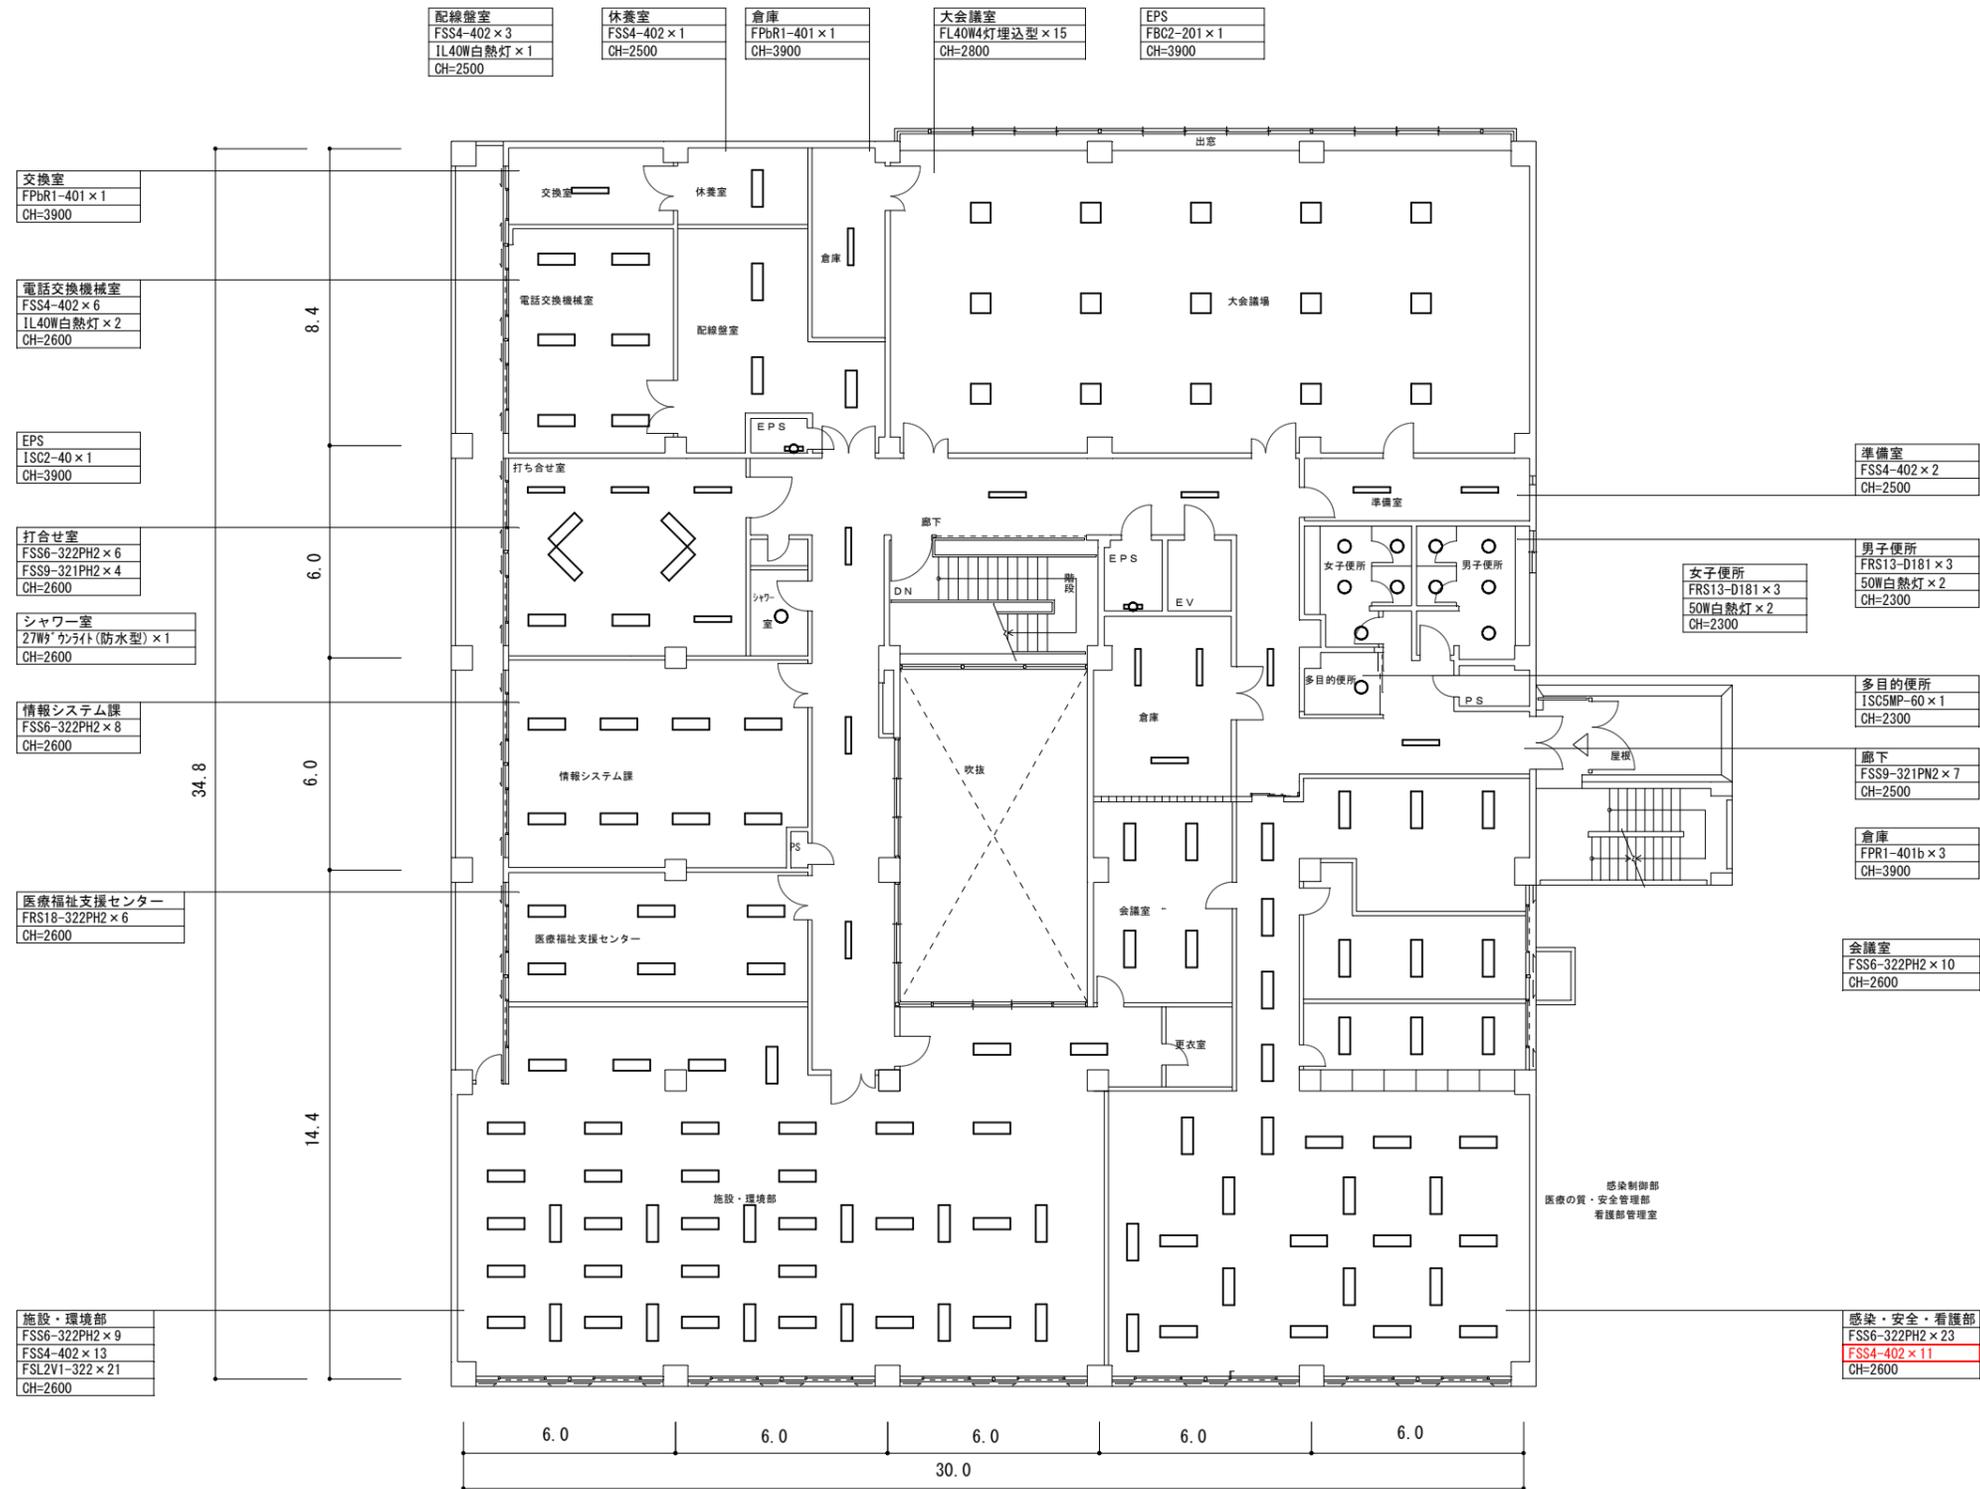


管理棟 3階平面図

: 変更箇所

山梨大学 施設・環境部	担当	approved	工事名	山梨大学(下河東)看護学科教育研究棟他LED照明更新工事	trade
		checked	title	管理棟 3階平面図【改修前】	drawing no.
		dram	date	2023. 3	scale
					serial no.
					E - 31



本工事範囲の図示された照明器具を新設する。
また、穴埋めが必要な箇所は穴埋め補修を行う事。

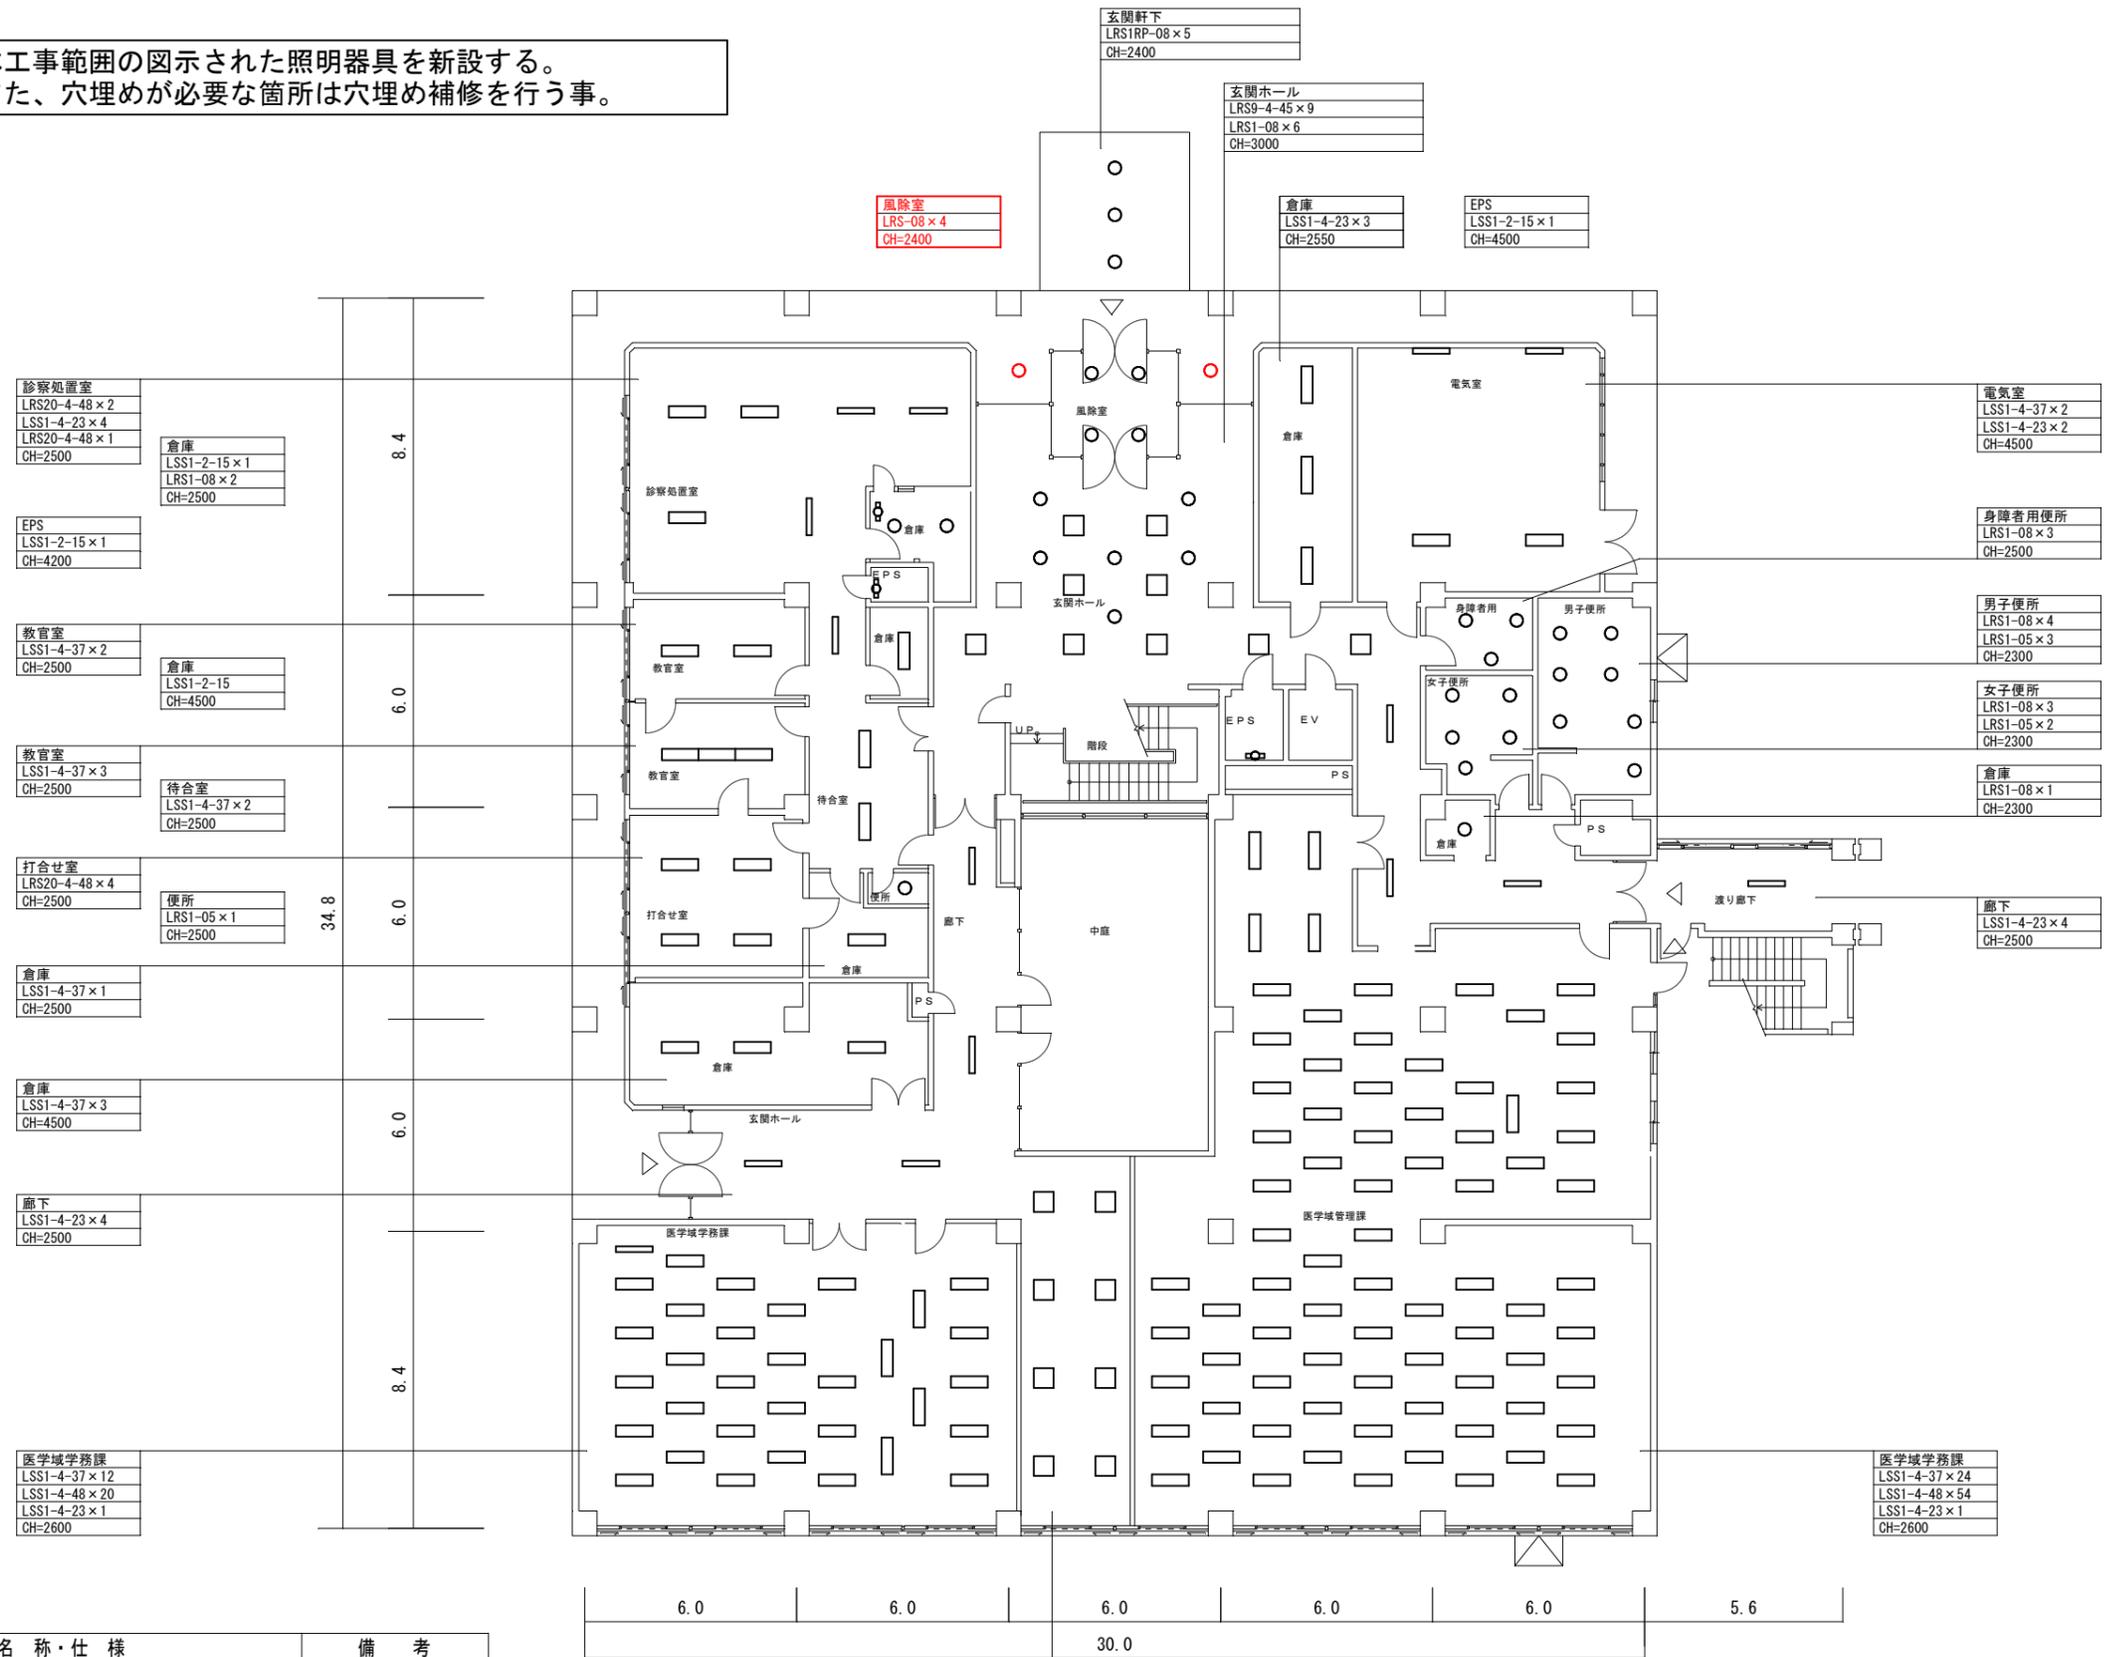


凡例

記号	名称・仕様	備考
□	直管型LED蛍光灯	
□	LEDスクエア灯	
○	LEDダウンライト	
⊕	調光スイッチ	

管理棟 1階平面図

: 変更箇所


山梨大学 施設・環境部	担当	approved	工事名 山梨大学(下河東)看護学科教育研究棟他LED照明更新工事	trade
		checked	title 管理棟 1階平面図【改修後】	drawing no. E - 32
		dram	date 2023. 3	scale A1 : 1/100 A3 : 1/200

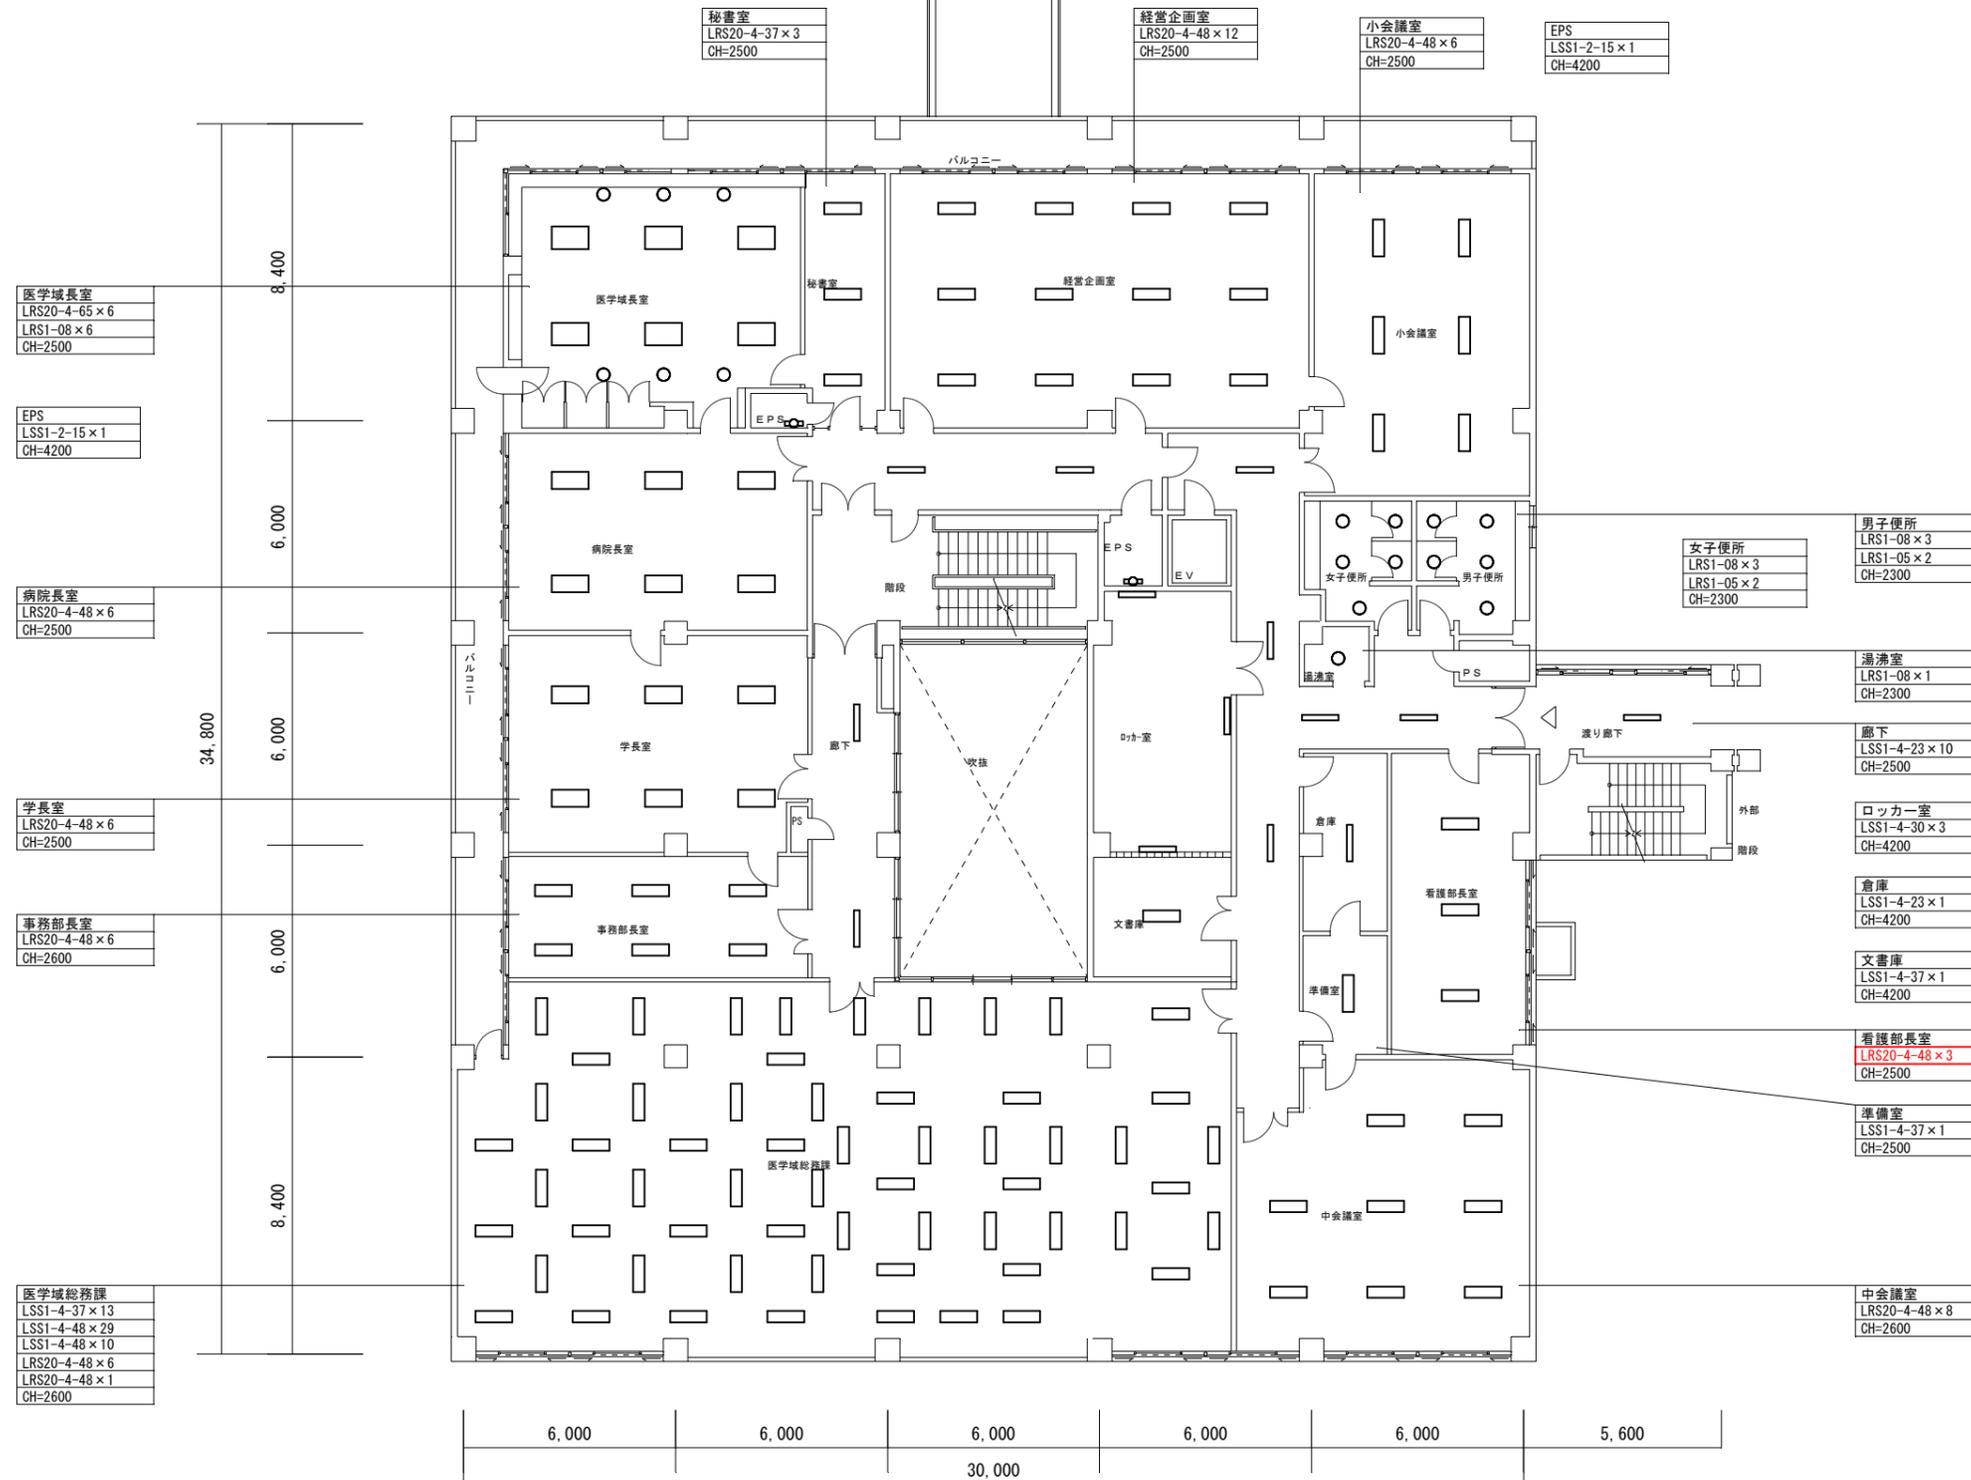

管理棟 2階平面図

: 変更箇所

山梨大学 施設・環境部	担当	approved	工事名	山梨大学(下河東)看護学科教育研究棟他LED照明更新工事	trade
		checked	title	管理棟 2階平面図【改修後】	drawing no.
		dram	date	2023. 3	scale
					serial no. E - 33

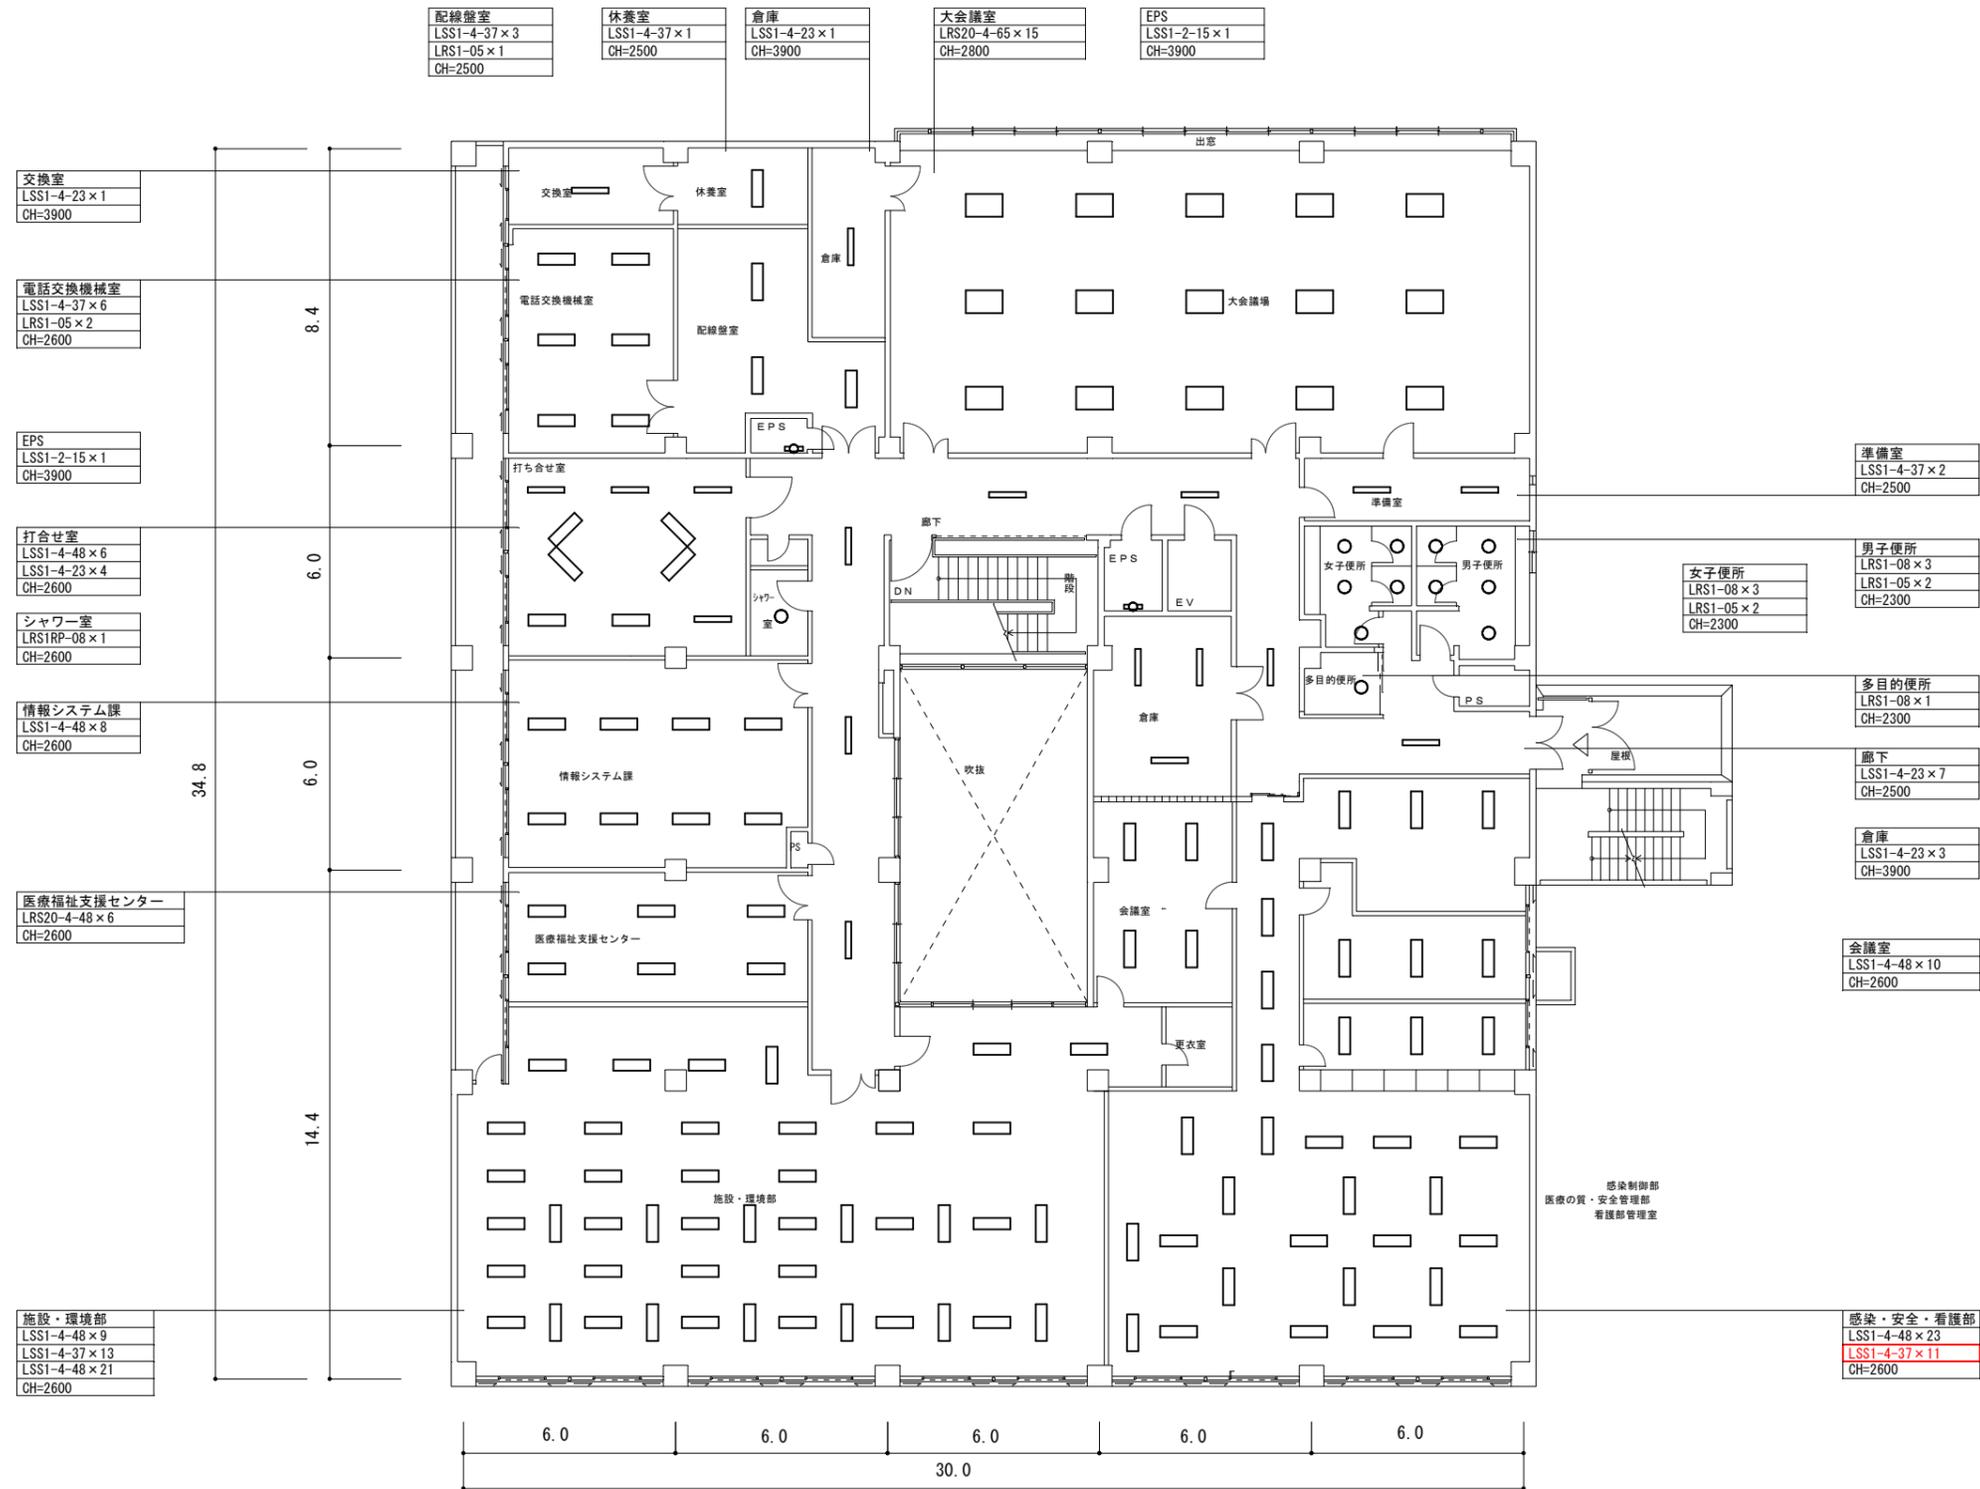

管理棟3階平面図

: 変更箇所

山梨大学 施設・環境部	担当	approved	工事名	山梨大学(下河東)看護学科教育研究棟他LED照明更新工事	trade
		checked	title	管理棟 3階平面図【改修後】	drawing no.
		dram	date	2023. 3	scale
					serial no.
					E - 34